


LEGENDA :

| OZN. | ŠPECIFIKÁCIA |
|------|---|
| 1 | PLYNOVÝ KOTOL VAILANT VU 146/4-4 ecoTEC exclusiv, Q = 1,7 m3/hod, 6,2 - 15,2 kW |
| 2 | PRECHODOVÝ SPOJ PE/OCEL 32/25, DUP GK DN 25 |
| 3 | NTL DOMOVÝ ROZVOD PLYNU D 32x3,0, DL. 38,5 m |

LEGENDA POTRUBIA:

- JESTVUJÚCI ROZVOD ZEMNÉHO PLYNU 2 kPa
- ZRUŠENÝ ROZVOD ZEMNÉHO PLYNU
- JESTVUJÚCA STL PLYNOVÁ PŘÍPOJKA
- JESTVUJÚCA NTL PLYNOVÁ PŘÍPOJKA
- NAVRHOVANÝ ROZVOD PLYNU 2 kPa


SCHÉMA ODŤAHU SPALNÍ :

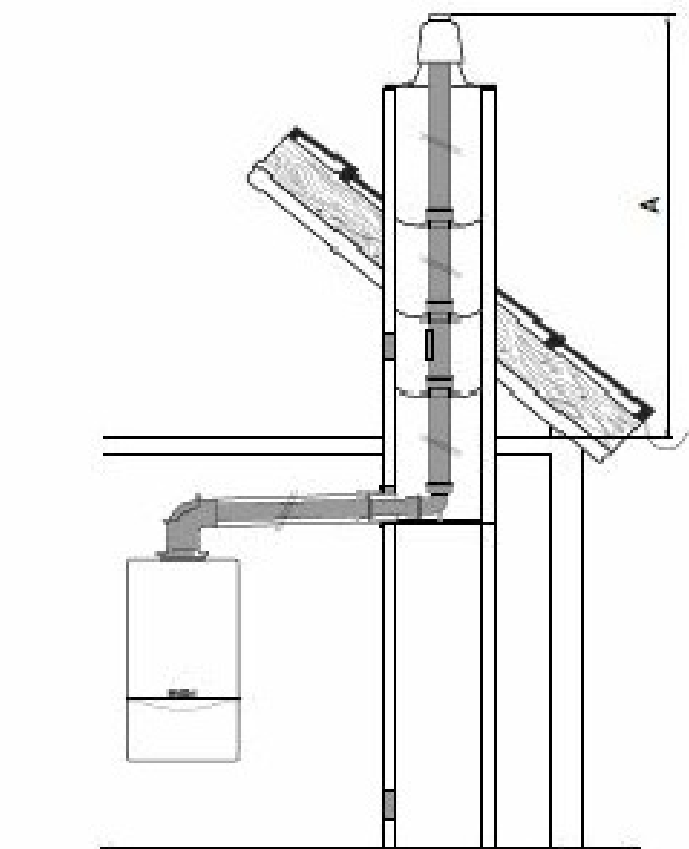

A max. 5 m

PROJEKTOVÁ DOKUMENTÁCIA JE SÚČASŤOU ARCHITEKTONICKÉHO DIELA A PODLEHA ZÁKONU O AUTORSKOM PRÁVE. PREZENTOVANÉ TECHNICKÉ VÝKRESY A VŠETKY TEXTOVÉ SÚČASTI PROJEKTU DEFINUJÚ DIELO, ALEBO JEHO ČASŤ. Z TOHO TITULU JE PROJEKT DUŠEVNÝM MAJETKOM AUTORA, A PRETO POUŽÍVAŤ, ROZNOŽOVAŤ A PUBLIKOVAŤ HO MÔŽNO IBA SO SÚHLASOM AUTORA!

ZMENY V PROJEKTE MÔŽNO VYHODNOTIť IBA S PÍSOMNÝM SÚHLASOM AUTORA!

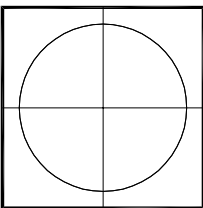

<http://www.aproving.sk>

±0,000 = m n.m. (URČENÁ PRI REALIZÁCII)

VÝŠKOVÝ SYSTÉM : BPV

| | | | | | | | | |
|-----------------|---|--|------------------|-----------------|---------|--|-----------|---|
| ZMENA: | A | | DATUM: | | PODPIS: | | PEČIATKA: | <div>PODPIS: </div> <div>MIERKA: 1:50</div> <div>Č. PARÉ:</div> <div>Č. ÝKRESU: 02</div> |
| | B | | | | | | | |
| | C | | | | | | | |
| AUTOR PROJEKTU: | | ZODP. PROJEKTANT: | VYPRACOVAL: | KONTROLOVAL: | | | | |
| Ing. Roman Vaľo | | Ing. Roman Vaľo | Lýdia Lichančová | Ing. Roman Vaľo | | | | |
| | | | | | | | | |
| STAVEBNÍK: | | Obec Rimavská Baňa, Hlavná 168/4, Rimavská Baňa, 980 53 | | | | | | |
| MIESTO STAVBY: | | Železničná 106, Rimavská Baňa, 980 53, p.č. 295/1, k.ú. Rimavská Baňa | | | | | | |
| NÁZOV STAVBY: | | Rekonštrukcia a stavebné úpravy budovy - Zriadenie komunitného centra v obci Rimavská Baňa | | | | | | |
| | | | | | | | | |
| OBJEKT: | | SO-01 Komunitné centrum | | | | | | |
| OBSAH: | | PŮDORYS PODLAŽIA | ARCH. Č.: | A163/2017 | | | | |
| STUPEŇ: | | PROJEKT STAVBY | | DÁTUM: | 09/2017 | | | |
| PROFESIA: | | ODBERNÉ PLYNOVÉ ZARIADENIE | | FORMÁT: | 08xA4 | | | |

PODPIS:

MIERKA: 1:50

Č. VÝKRESU: 02