



DETAIL SKÚŠOBNEJ SVORKY

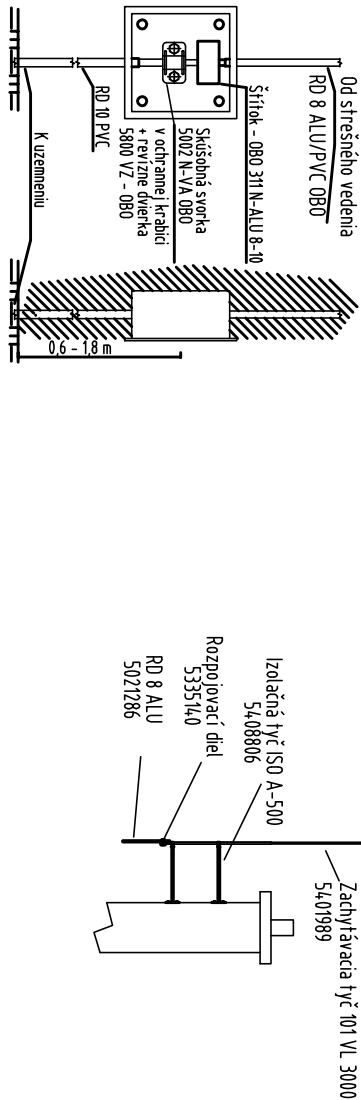

DETAIL D


DETAIL A

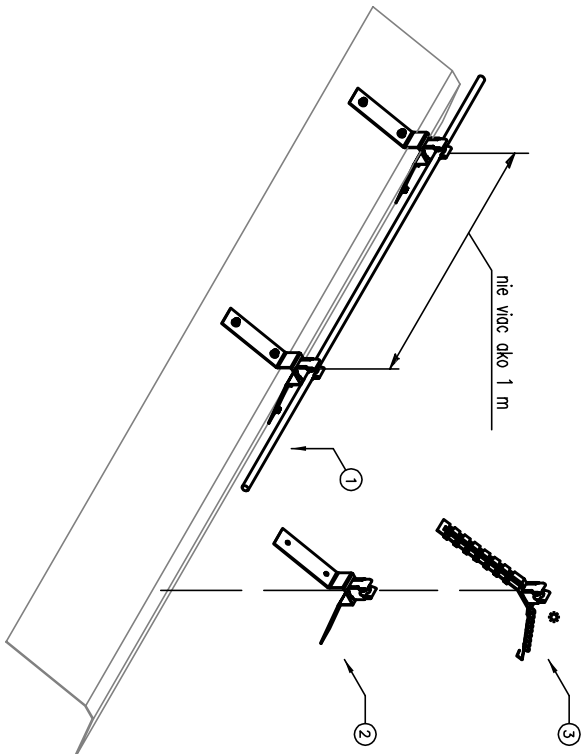


DETAIL ULOŽENIA ZVODU V ZATEPLENÍ

Detail B.1


Pohľad v reze

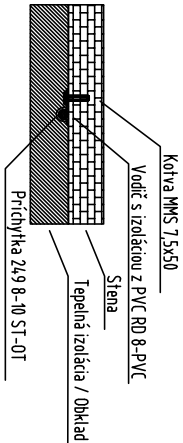

Detail B.2

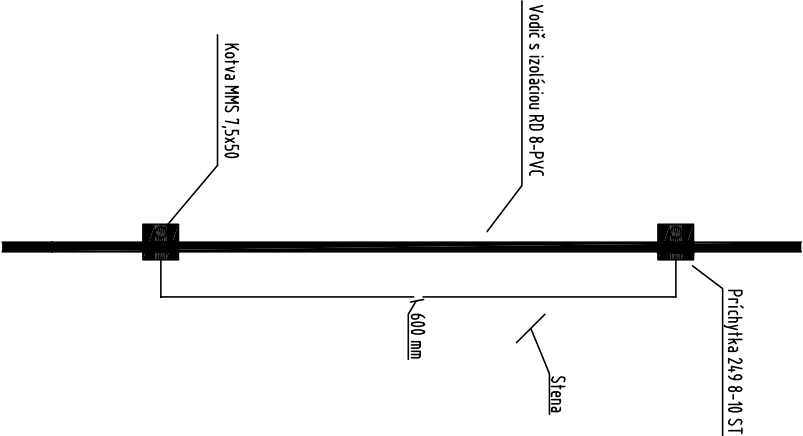


DETAIL C

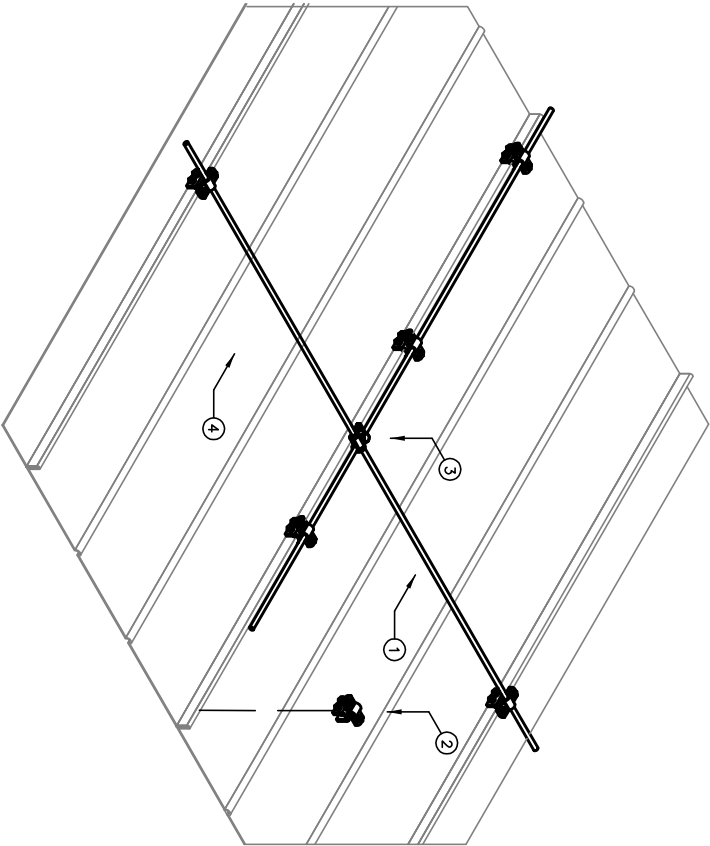


±0,000 = 1. NP

 Projektová dokumentácia slúži ako podklad pre stavebné povolenie a realizáciu stavby
Tento výkres je originál a jeho kopírovanie bez súhlasu majiteľa je trestné podľa §21, odst. d) zákona č.383/1997 Z.z.



Projektová dokumentácia nenahrádza výrobnú a dielenskú dokument. dodávateľa

Vypracoval: Ing. Norbert Horváth	Stavba: ZNÍŽENIE ENERGETICKEJ NÁROČNOSTI BUDOVY OU SVINNÁ	 TERRA green s.r.o Orechová 23, 085 01 Bardajov telefón: +421 905 873 209 email: astefankoval@gmail.com	
Projektant: Ing. Norbert Horváth	Stavebník: OBEC SVINNÁ, SVINNÁ 141, 913 24 SVINNÁ	Dátum: 05/2017	Stupeň: DSP
Zodp. projektant: Ing. Norbert Horváth	Miesto stavby: SVINNÁ 141, PARC. Č. 516/9, KAT. ÚZ.: SVINNÁ	Č. Zák.: 4117	Kóty mm
H.I.P.: Ing. A. Štefanková	Objekt: SO 01 - HLAVNÝ OBJEKT	Formát: 6xA4	Mierka: 1:100
	Diel: ELEKTROINSTALÁCIA	Časť: D	Príl.č.: 11
	Obsah: BLESKOZVOD - DETAILY		

Kopírovanie a akékoľvek zmeny v tejto projektovej dokumentácii je možné realizovať len so súhlasom projektanta stavby!!!!