


PÔDORYS 1.NP

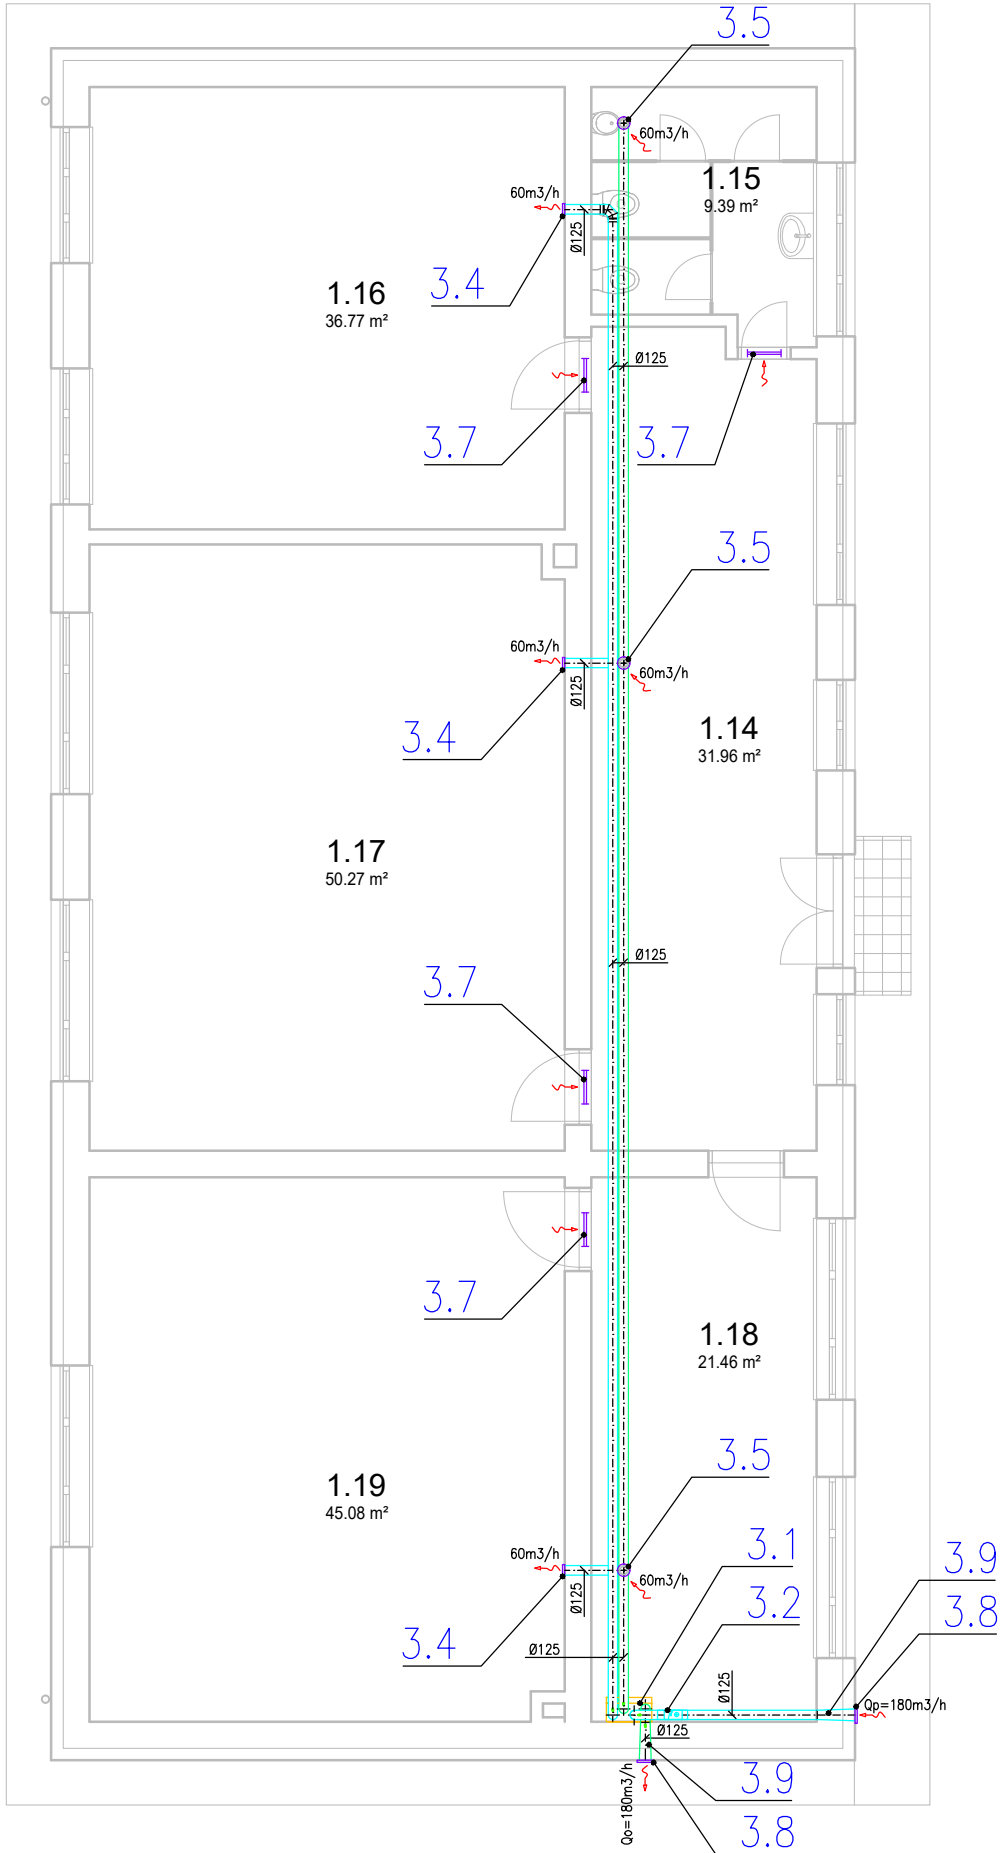

LEGENDA OZNAČENÍ:

- ODVODNÝ TANIEROVÝ VENTIL
- PRÍVODNÝ TANIEROVÝ VENTIL
- DVEROVÁ MRIEŽKA
- ED Flex Ø75mm FLEXIBILNÉ POTRUBIE VEDENÉ POD STROPOM
- ODVODNÉ POTRUBIE VEDENÉ POD STROPOM
- PRÍVODNÉ POTRUBIE VEDENÉ POD STROPOM

LEGENDA MIESTNOSTÍ 1.NP

Č.M.	NÁZOV	PLOCHA
1.01	CHODBA	4.78 m²
1.02	REGISTRAČNÉ STREDISKO	10.47 m²
1.03	STAROSTA	29.05 m²
1.04	KANCELÁRIA	11.76 m²
1.05	KUCHYNA S WC	12.49 m²
1.06	KOTOLŇA	15.66 m²
1.07	CHODBA	3.33 m²
1.08	WC	3.03 m²
1.09	SKLAD	29.71 m²
1.10	CHODBA	18.45 m²
1.11	KUCHYNKA	4.66 m²
1.12	WC	10.50 m²
1.13	SPOLOČENSKÁ MIESTNOSŤ	62.86 m²
1.14	CHODBA	31.96 m²
1.15	SKLAD CO	9.39 m²
1.16	KLUB MLADÝCH	36.77 m²
1.17	POSILŇOVŇA	50.27 m²
1.18	SKLAD	21.46 m²
1.19	DIELŇA	45.08 m²

POZNÁMKY:

- POTRUBIE OD REKUPERAČNEJ VZT JEDNOTKY DO EXTERIÉRU TEPELNE IZOLOVAŤ
- ZABEZPEČIŤ ODVOD KONDENZÁTU OD VZT JEDNOTKY

KRESLIL:	ING.DANKO	PROJEKTANT:	ING.JANOŠO	POČET A4: 3	STUPEŇ: DSP
INVESTOR:	OBEC KOMÁRANY, KOMÁRANY 136			LISTOV: –	LIST: –
STAVBA:	ZNIŽENIE ENERGETICKEJ NÁROČNOSTI BUDOVY OBECNÉHO ÚRADU			DÁTUM: 01/2017	POZNÁMKA:  SO 01.VZ
PROFESIA:	VZDUCHOTECHNIKA				
NÁZOV VÝKRESU:	PÔDORYS 1.NP			MIERKA: 1:100 – KÓTOVANÉ V: mm	Č.VÝKRESU:  01