


PÔDORYS 1. NP

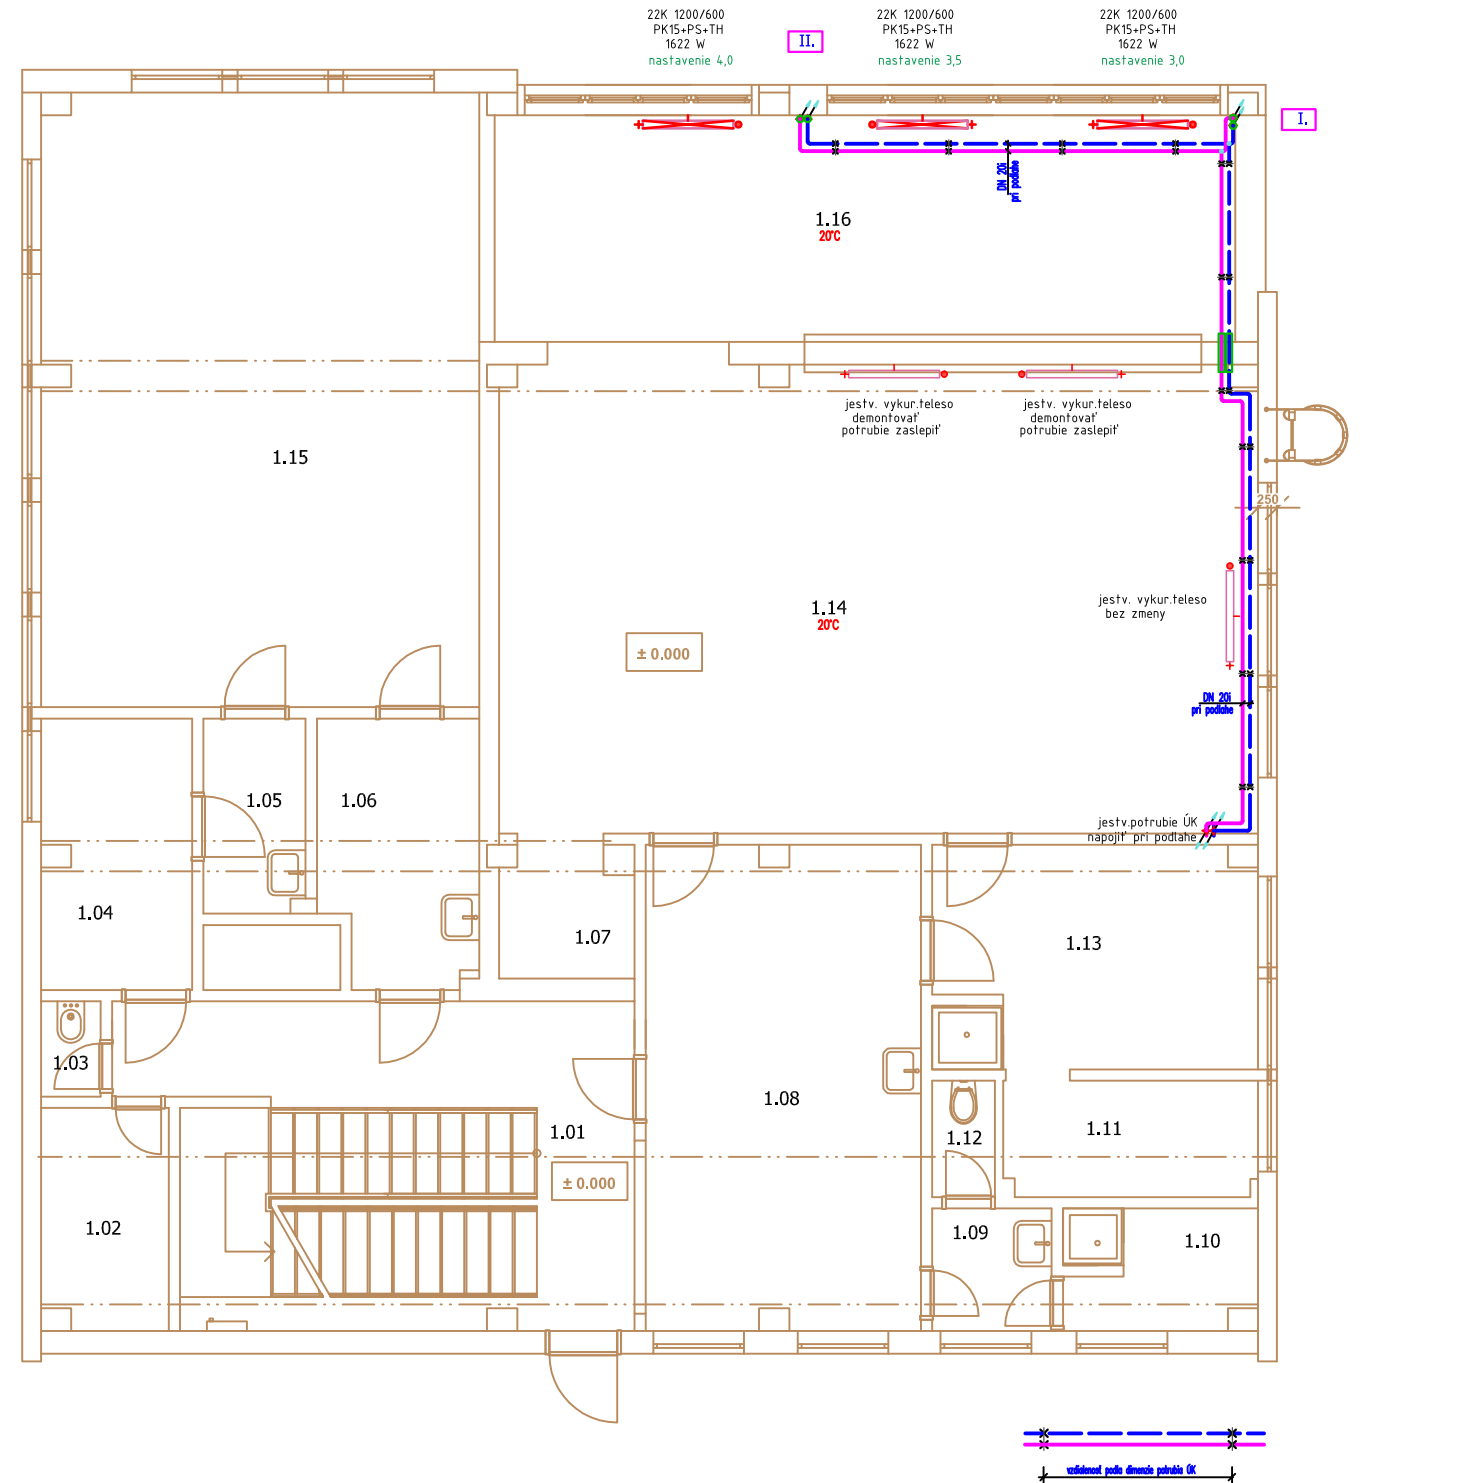

LEGENDA

- VYKUROVACIA VODA
- VRAŤNÁ VODA
- ZMENA PRIEREZU POTRUBIA – REDUKCIA
- 22 K OCELOVÉ DOSKOVÉ VYKUROVACIE TELESO– BOČNÉ PRIPOJENIE ZDVOJENÉ S DVOIMI KONVEKTOROVÝMI PLECHMI–výr: VISSMANN
- PK15 PRIAMÝ TERMOSTATICKÝ VENTIL /konštr.dl.–94mm/ – R 1/2" – 9573909
- PS PRIAME SKRUTKOVANIE NA SPIATOČKU /konštr.dl.–80mm/ – R 1/2" – 9573914
- TH TERMOSTATICKÁ HLAVICA ET 35 S PROTIMRAZOVOU OCHRANOU

POZNÁMKY

- VYKUROVACÍ SYSTÉM – RADIÁTOROVÝ OKRUH JE NAVRHNUTÝ S TEPELNÝM SPÁDOM 65/50°C
- VYKUROVACIE TELESÁ S VRSTVOU EPOXIDOVEJ ŽIVICE PODLA DIN5900, VO FAREBNOM ODTIENI RAL 9016
- VYKUROVACIE TELESÁ MAJÚ INTEGROVANÉ ZÁSLEPKY A ODVZDUŠŇOVACIE ZÁTKY
- KAŽDÉ VYKUROVACIE TELESO TREBA OPATRIŤ TERMOSTICKÝM VENTILOM S HLAVICOU
- PRIPOJENIE VYKUROVACÍCH TELIES S BOČNÝM PRIPOJENÍM
- RIEŠENÉ PRIAMYM TERMOSTATICKÝM VENTILOM /konštr.dl.–94mm/ – R 1/2" – 9573909
- A SKRUTKOVANÍM NA SPIATOČKU /konštr.dl.–80mm/ – R 1/2" – 9573914
- SKRUTKOVANIE S FUNKCIOU NASTAVENIA, ZABLOKOVANIA, PLNENIA A VYPŮŠŤANIA S PRIPOJOVACÍM SKRUTKOVÝM SPOJOM
- TERMOSTATICKÁ HLAVICA ET 35 S PROTIMRAZOVOU OCHRANOU A BLOKOVANÍM NA URČITÚ TEPLOTU
- S DODANÝM ZAISTENÍM PROTI KRÁDEŽI
- POTRUBNÉ ROZVODY VYKUROVANIA SÚ NAVRHNUTÉ Z UHLÍKOVEJ OCELE
- SPÁJANÉ LISOVANÝMI TVAROVKAMI S TESNENÍM O–krúžkom EDPM–čierny

SO-01 VLASTNÁ STAVBA
EB-4 ÚSTREDNÉ VYKUROVANIE

-11°C

| | | |
|---|---|---|
| PROJEKTANT | BITTER TIBOR | ATC PROJEKT TIBOR BITTER-projektant T2B aquar+therm+dima zdravotechnika, vykurovanie klimatizácia, vzduchotechnika Rakúskej 13, 945 01 Komárno tel: 0905 503 615, 0903 615 501 E-mail: atcprojekty@pobox.sk |
| KRESLIL | BITTER TIBOR | |
| AUTOR PROJEKTU | ING. ARCH. JOZEF INSTENES | |
| INVESTOR | Nitranský samosprávny kraj, Rázusova 2A, 949 01 Nitra | |
| MIESTO STAVBY | Spojená škola, Komárňanská 28, 940 75 Nové Zámky | |
| STUPEN PD | PRE STAVEBNÉ POVOLENIE | |
| NÁZOV STAVBY | | |
| Obnova technického vybavenia pre moderné odborné vzdelávanie v škole budúcnosti | | |
| Pavilón J | | |
| | | Č.zákazky 87/2017 |
| | | Arch.číslo 01/ú/87-2017 |
| Časť | | MIERKA 1:50 |
| PÔDORYS 1.NP | | Č.YKRESU ÚK-1 |