




Pôdorys M 1:100

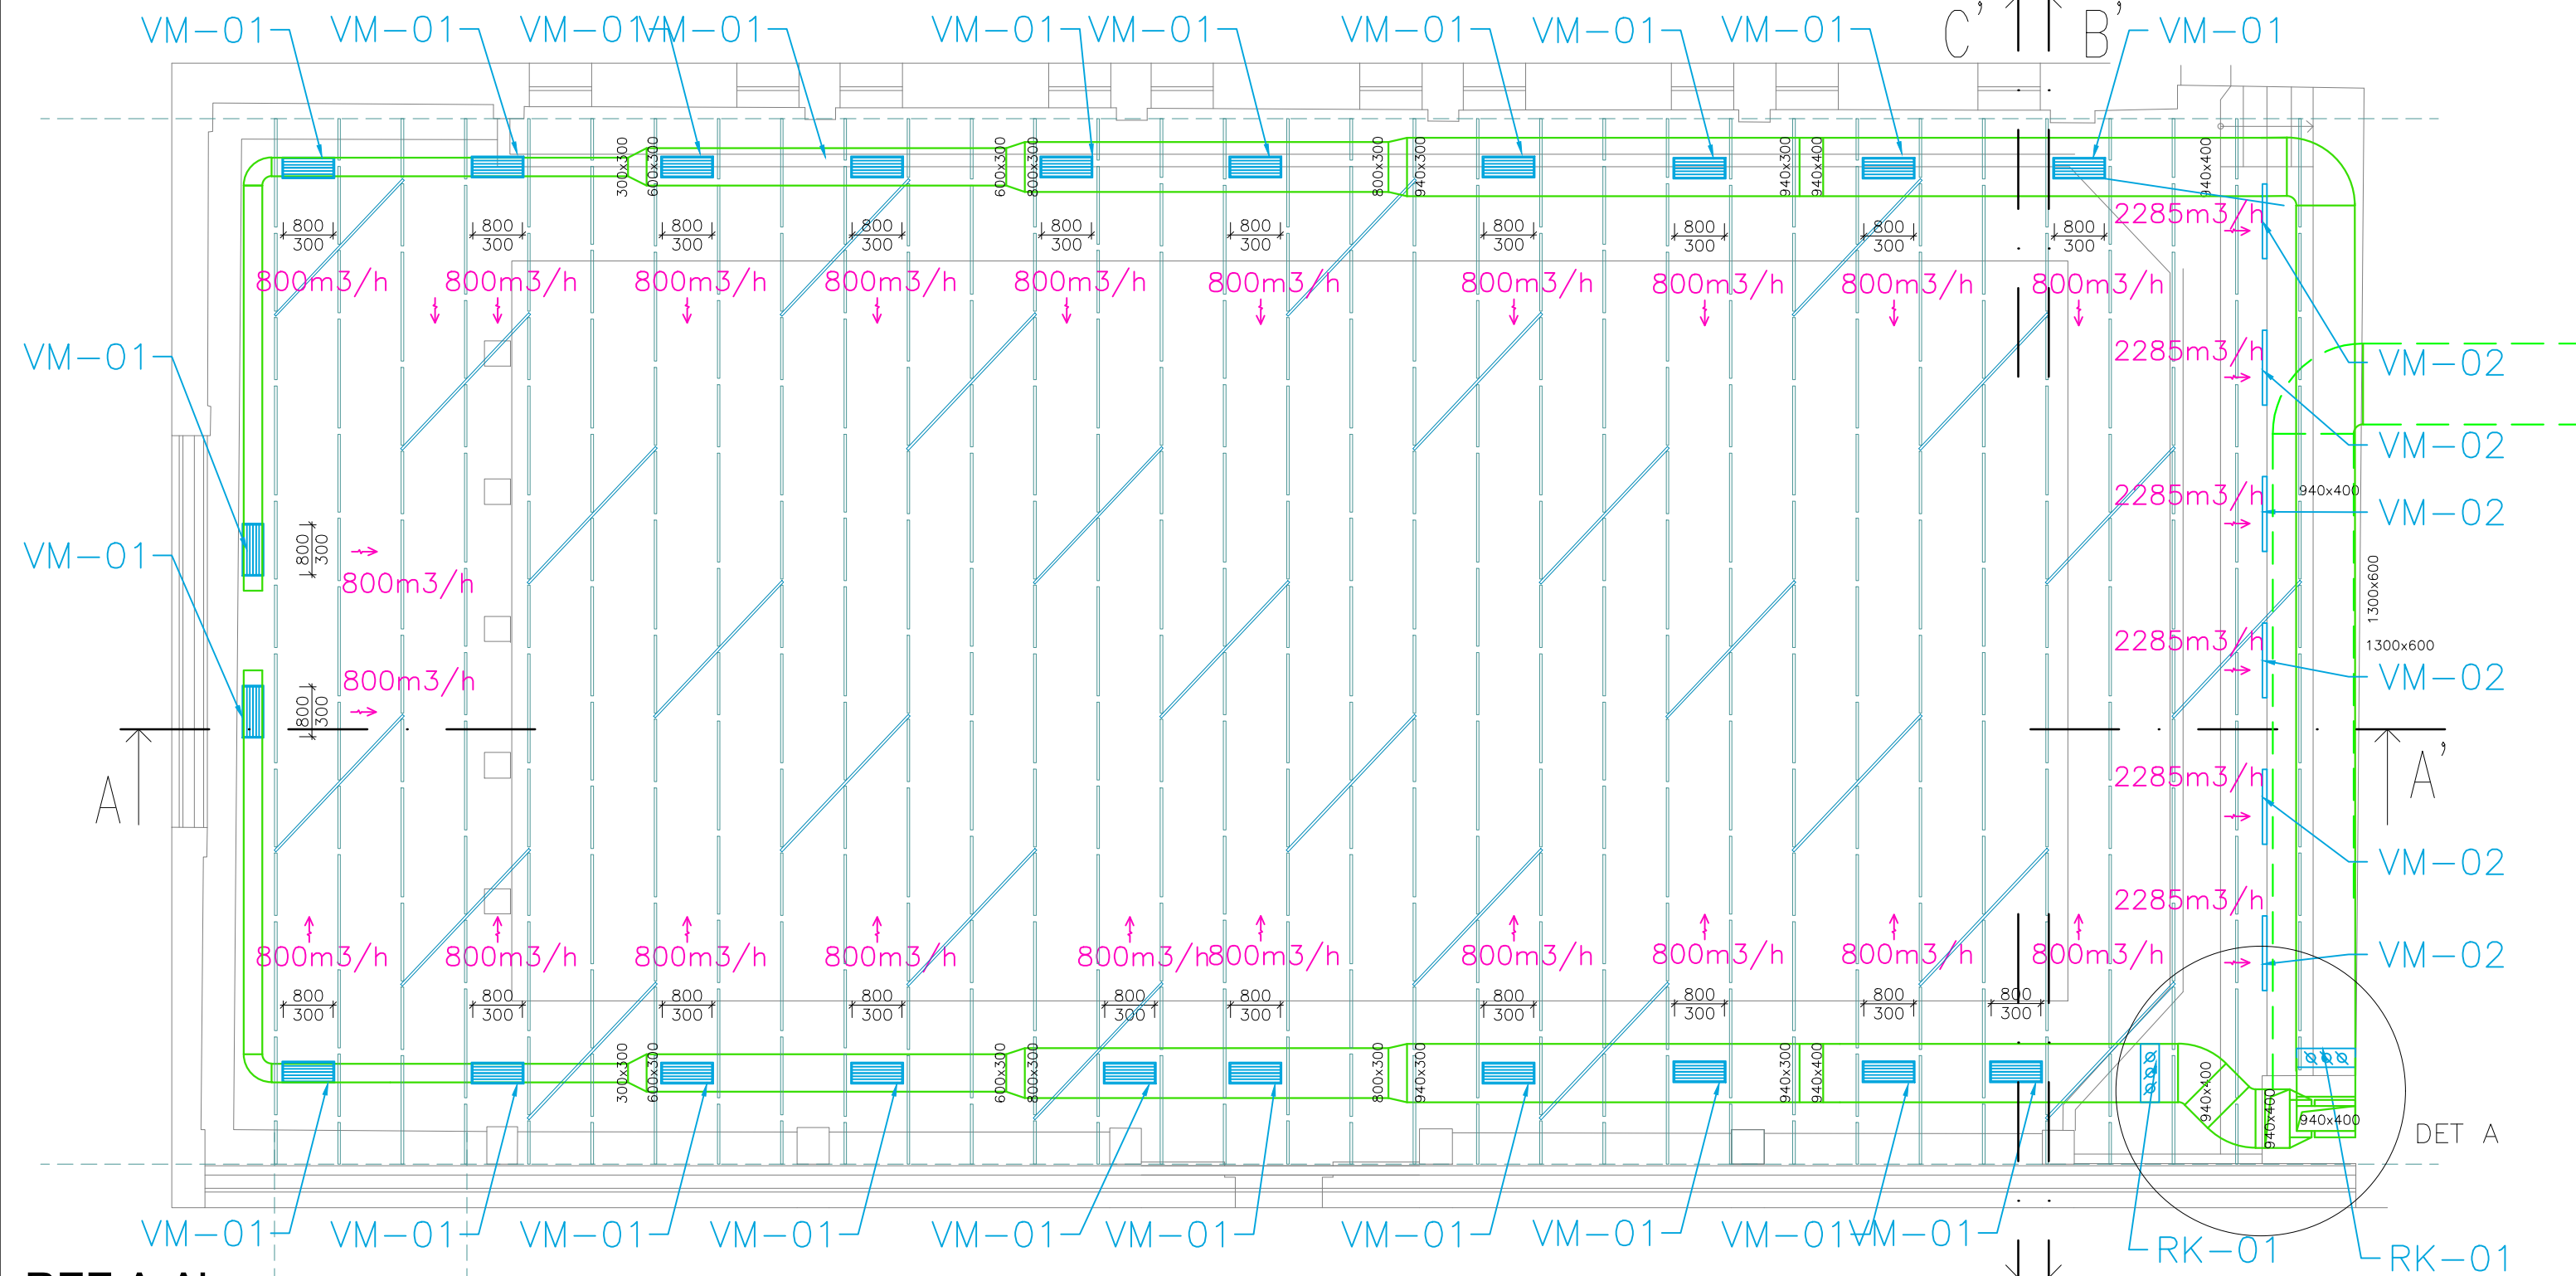


REZ A-A'

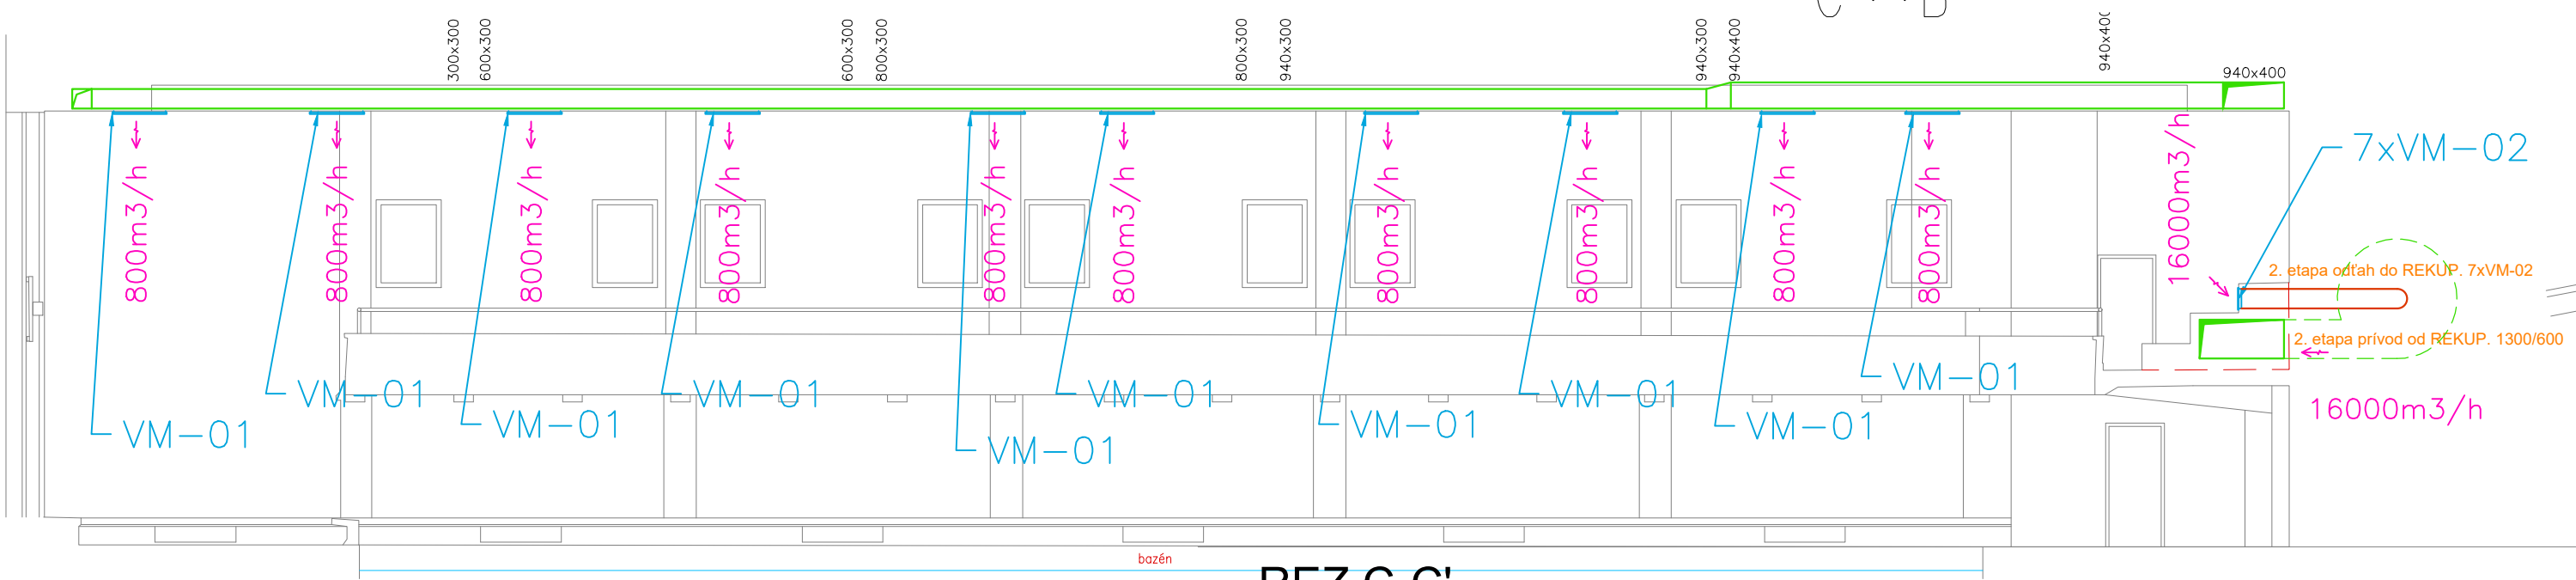


REZ B-B'

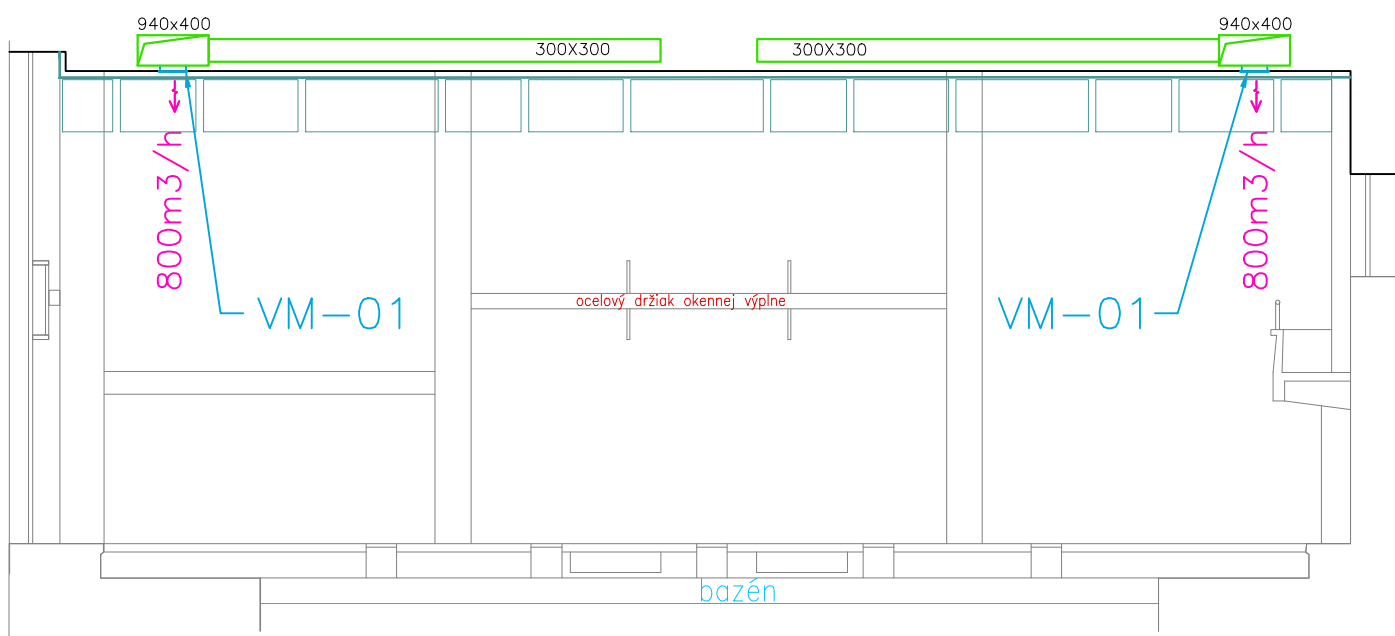


REZ C-C'

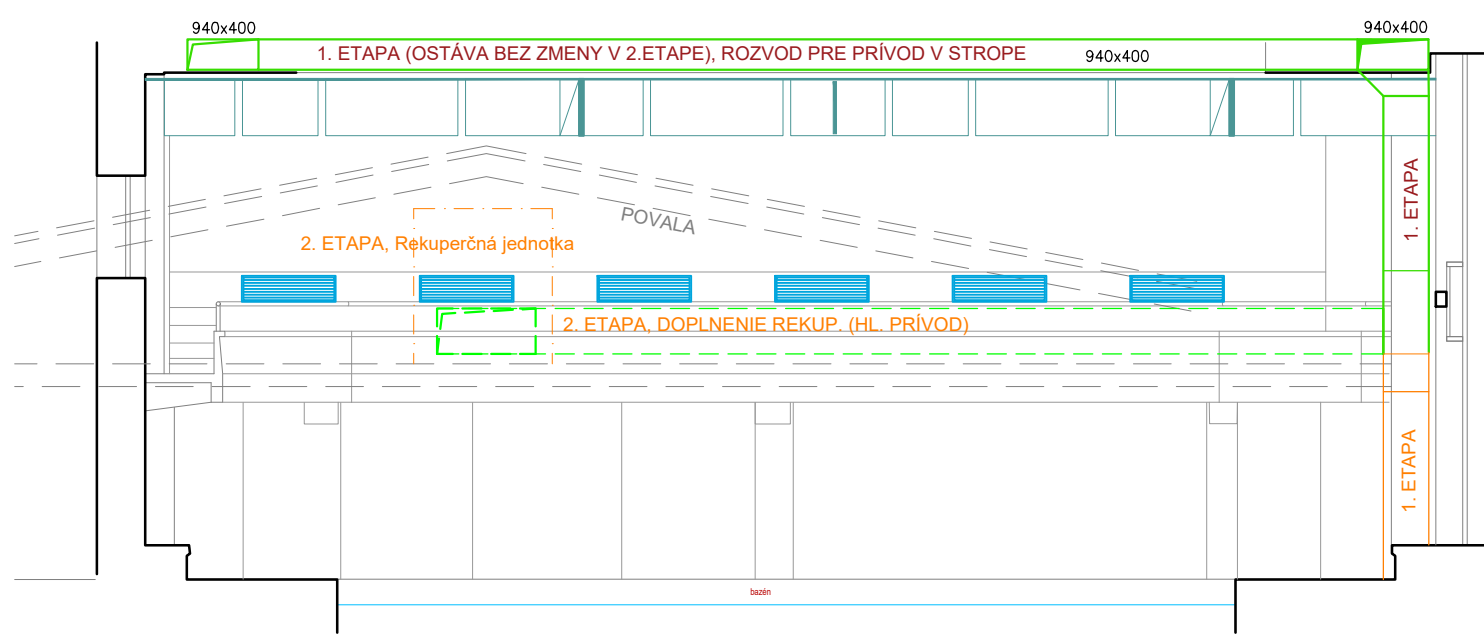


DETAIL -A M1:100

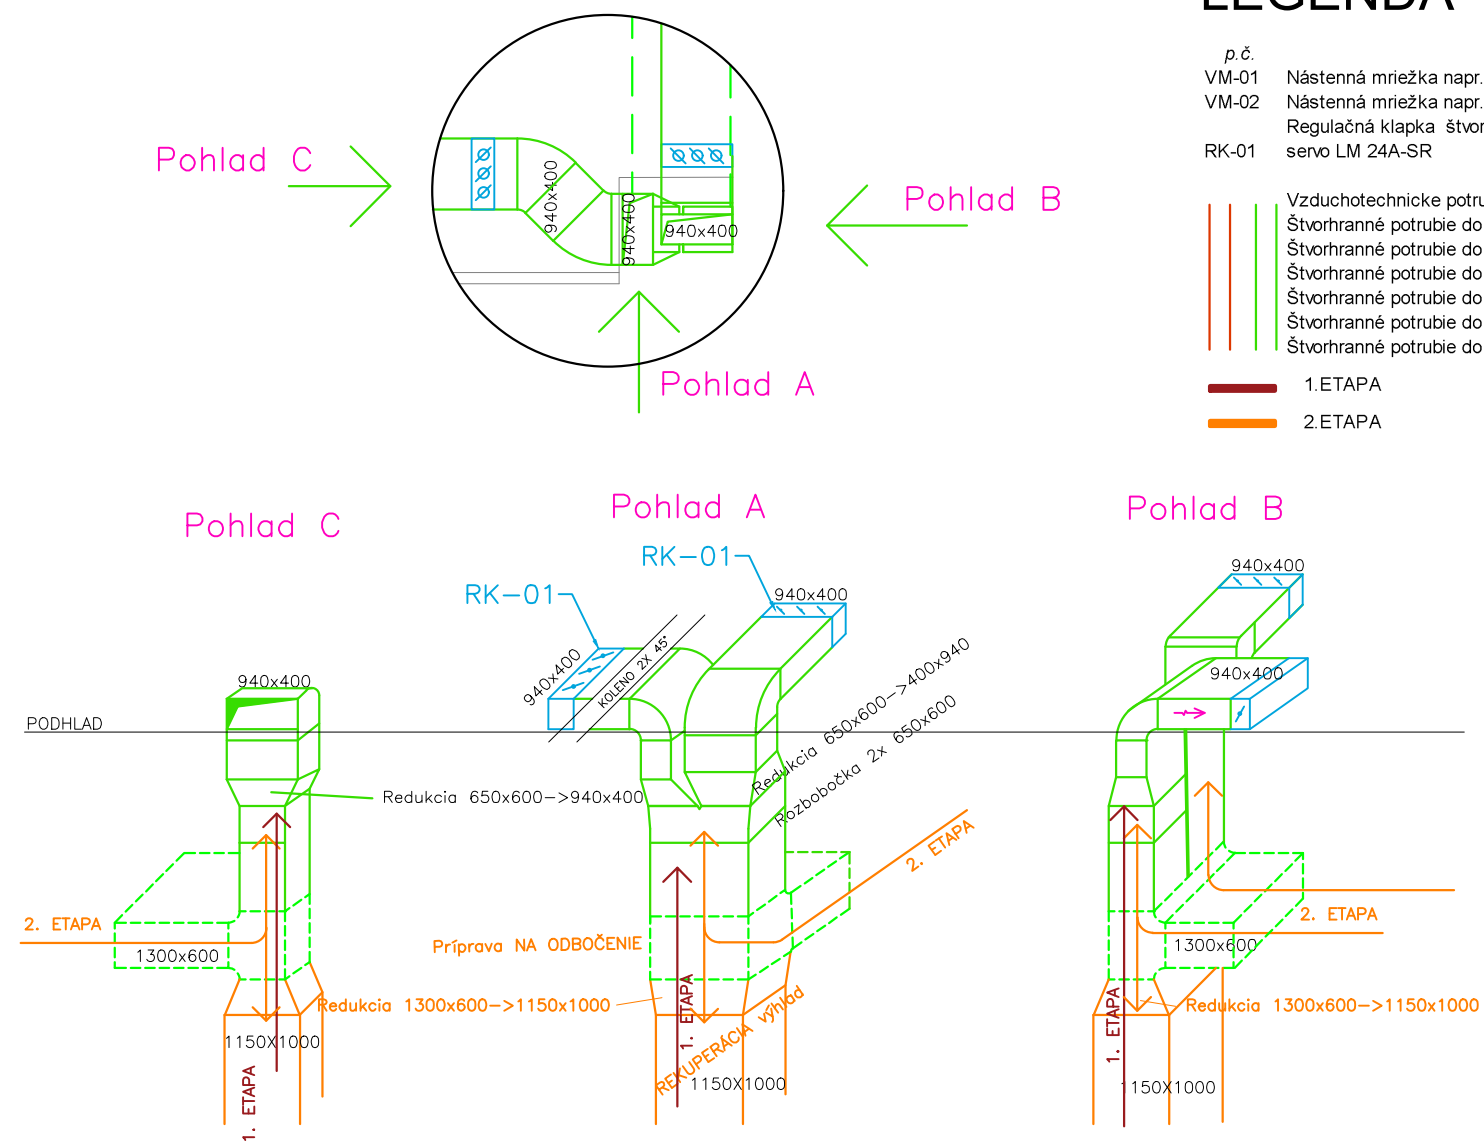

PRÍVOD V AXONOMETRII M1:100

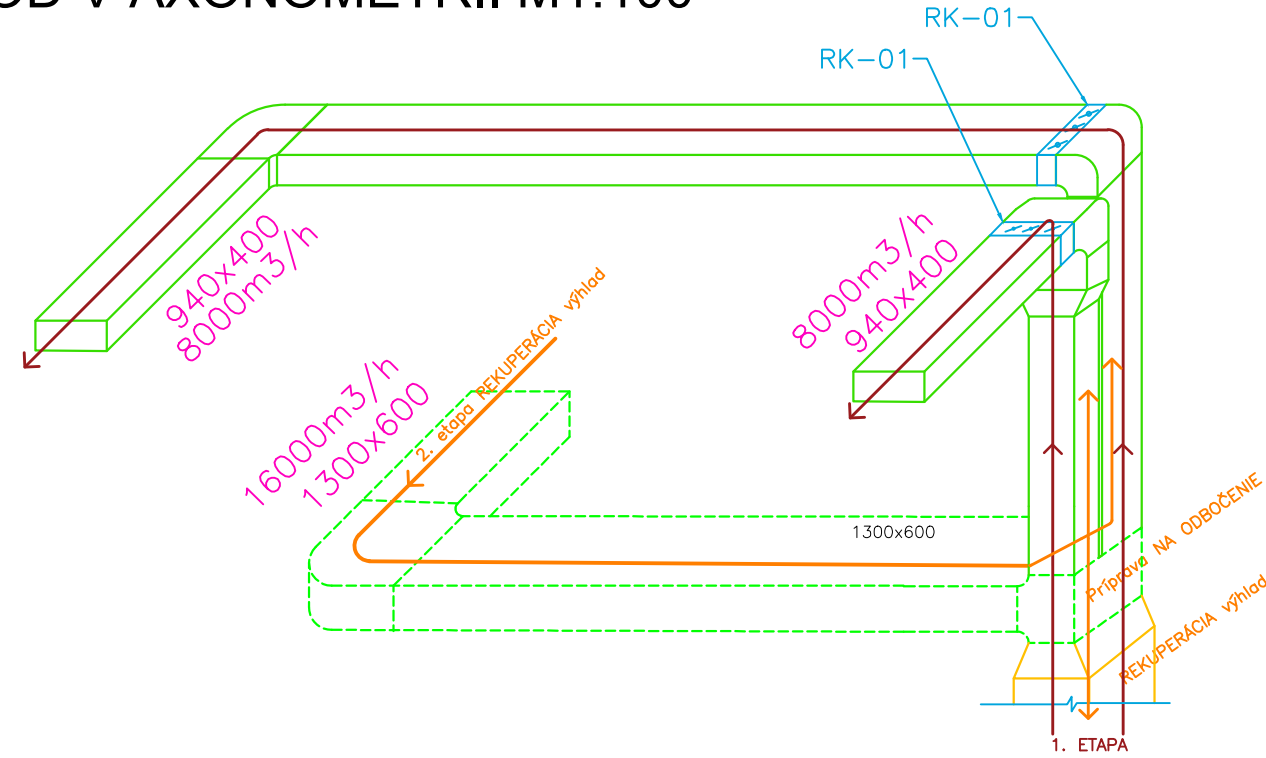

ODVOD V AXONOMETRII M 1:100

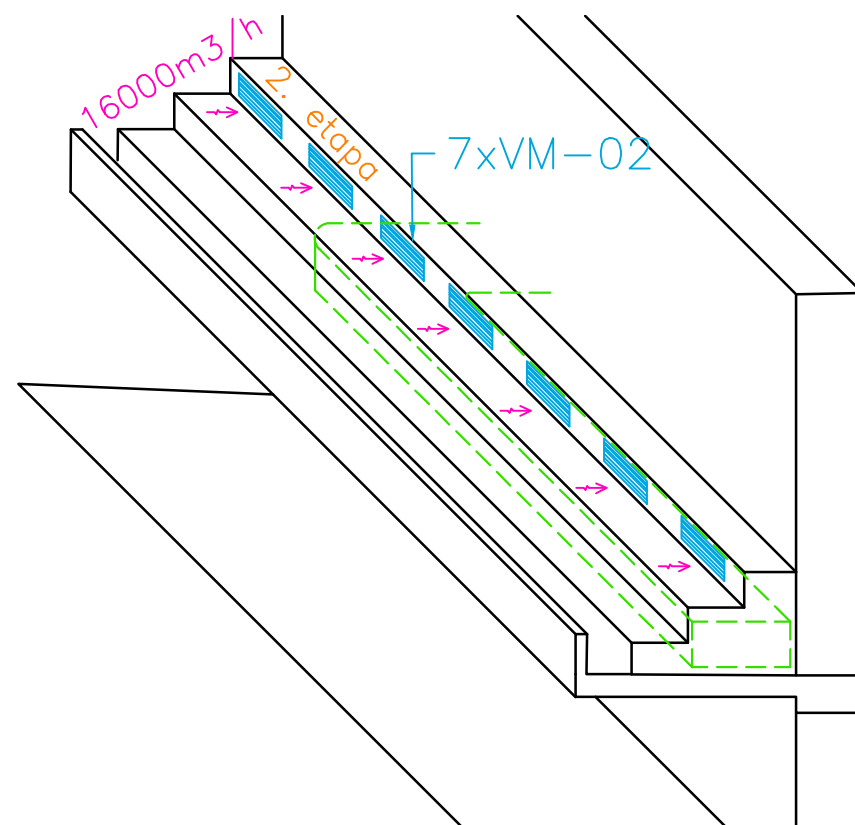

LEGENDA

p.č.	skrátený popis	množstvo
VM-01	Nástenná mriežka napr. Systemair NOVA-L1-3-800x300-R1-1-12	22 ks
VM-02	Nástenná mriežka napr. Systemair NOVA-L1-2-1200x300-R1-3-17	7 ks
RK-01	Regulačná klapka štvorhranná 940 x 400mm napr. Imos RK-940x400-S + servo LM 24A-SR	2 ks

	Vzduchotechnické potrubie	25 m
	Štvorhranné potrubie do obvodu 1260 mm	13 m
	Štvorhranné potrubie do obvodu 1800 mm	13 m
	Štvorhranné potrubie do obvodu 2240 mm	14 m
	Štvorhranné potrubie do obvodu 2840 mm	32 m
	Štvorhranné potrubie do obvodu 4000 mm	15 m

	1. ETAPA
	2. ETAPA

PARÉ:
-------

<b>FLABRA</b> Sídlo: Šúrova 1009/22 929 01 Dunajská Streda Mobil: 0903 508 727 zoltan.hodossy@flabra.sk Č. účtu: SK90 1100 0000 0029 4601 7603 IČO: 50 133 861 DIČ: 2120 191 194 IČ DPH: SK 2120 191 194
---

<b>VZDUCHOTECHNIKA</b> Projekt pre stavebné povolenie
Názov stavby: Rekonštrukcia plavárne Banská Štiavnica
Objekt: Plaváreň Banská Štiavnica
Obsah výkresu: Pôdorys 1NP
Miesto stavby: Banská Štiavnica k.ú.Banská Štiavnica p.č.3865
Investor: Mesto Banská Štiavnica

Hlavný projektant: Ing.arch. Richard Murgas
Zodpovedný: Ing. Zoltán HODOSSY Autorizácia – 6482*14
Vypracoval: Krisztián Szabó
Dátum: 20.03.2018
Rozmer: A4
Mierka: 1:100
Výkres čísla: 2018146