


HLASOVÁ SIGNALIZÁCIA POŽIARU HSP

OCHRANA PRED ZÁSACHOM ELEKTRICKÝM PRÚDOM /STN 33 2000-4-41/:	
NAPÁTOVÁ SÚSTAVA – ÚSTREDNÁ HSP	3 N PE, 400V/230V STŘEDAVÉ, 50Hz, TN-S
OCHRANA POČAS NORMÁLNEJ PREVAZDKY:	IZOLOVANÝM ZVÝCH ČASTÍ AL, KRYTOM
OCHRANA POČAS PORUCHY ZARIADENIA	SAMOČINNÝM ODPOJENÍM NAPAJANIA
NAPÁTOVÁ SÚSTAVA – SEKUND. ROZVODY, REPRODUKTORI A DOPLN. ZAR.	100V STŘEDAVÉ, 40Hz-160Hz
OCHRANA PRED DOTYKOM ZVÝCH A NEŽIVÝCH ČASTÍ	ELEKTRICKÝM ODEDELENÍ

LEGENDA H

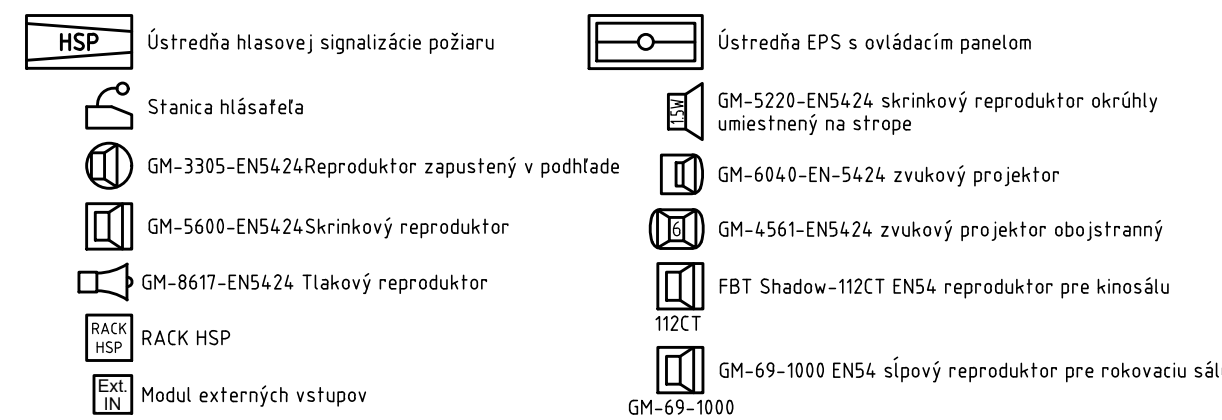

ADRESÁCIA

014.01 Poradie reproduktora na linke
 Línia reproduktorov pre danú z
 číslo zón

OZNAČENIE VEDENÍ (AK NIE JE NA VÝKRESE INAK)

- Linia reproduktorov NXH-0 2x1,5 P60, NXH-0 2x2,5 P60
- Kábel pre modul pripojenia externých zdrojov huby FTP Cat 5
- Kábel pre stanicu hlásateľa JE-H1st1H-V 4x2x0,8 PS60
- Kábel ovládania od EPS JE-H1st1H-V 2x2x0,8 PS60

[illegible]

Umístění reproduktorů při montáži souladit se světelnými a vzduchotechnickými zařízeními.

Legenda stropov:
 KP - Sádrokartonový kazetový p
 DK - Podhlad z drevených kazie
 OM - Omietka
 FEAL - Lamelový podhlad FEAL

vypracovaný projektant	Ing. V. Lachký, Ing. I. Brestovanský, L. Bořová	Osvědčení TI: 0107/2016 E2-P-CA-A	SecuriLas s.r.o.	
INVESTOR	Kancelária Národnej rady Slovenskej republiky Námestie Alexandra Dubčeka 1 812 01 Bratislava 1	Číslo autorizácie: 82101 Bratislava tel: 04333 0140 fax: 04333 0142 e-mail: info@securilas.sk 6125/4	GAVENKA 82101 Bratislava tel: 04333 0140 fax: 04333 0142 e-mail: info@securilas.sk 6125/4	
ATVATABA	Budova NR SR Námestie Alexandra Dubčeka 1 812 01 Bratislava 1	FORMÁT 14x44 DATUM 03/2019	STUPEŇ RP	
OBJEKT	Rozšírenie Hlasovej signalizácie požiaru HSP	PARÉ	C. ZAKAZKY 10101/19101	
OBJAS VÝKRESU	Pódorys - Budova NR SR - 2.NP		MIERKA 1:100	C. VÝKRESU HSP-D4

instrumenta le d'informare maiestrua societății Securitas s.r.l. Abilitatea normativă în țara de origine este o condiție necesară pentru a fi considerat un subiect de management societății Securitas s.r.l.