


Pôdorys IV. podlažia - navrhovaný stav

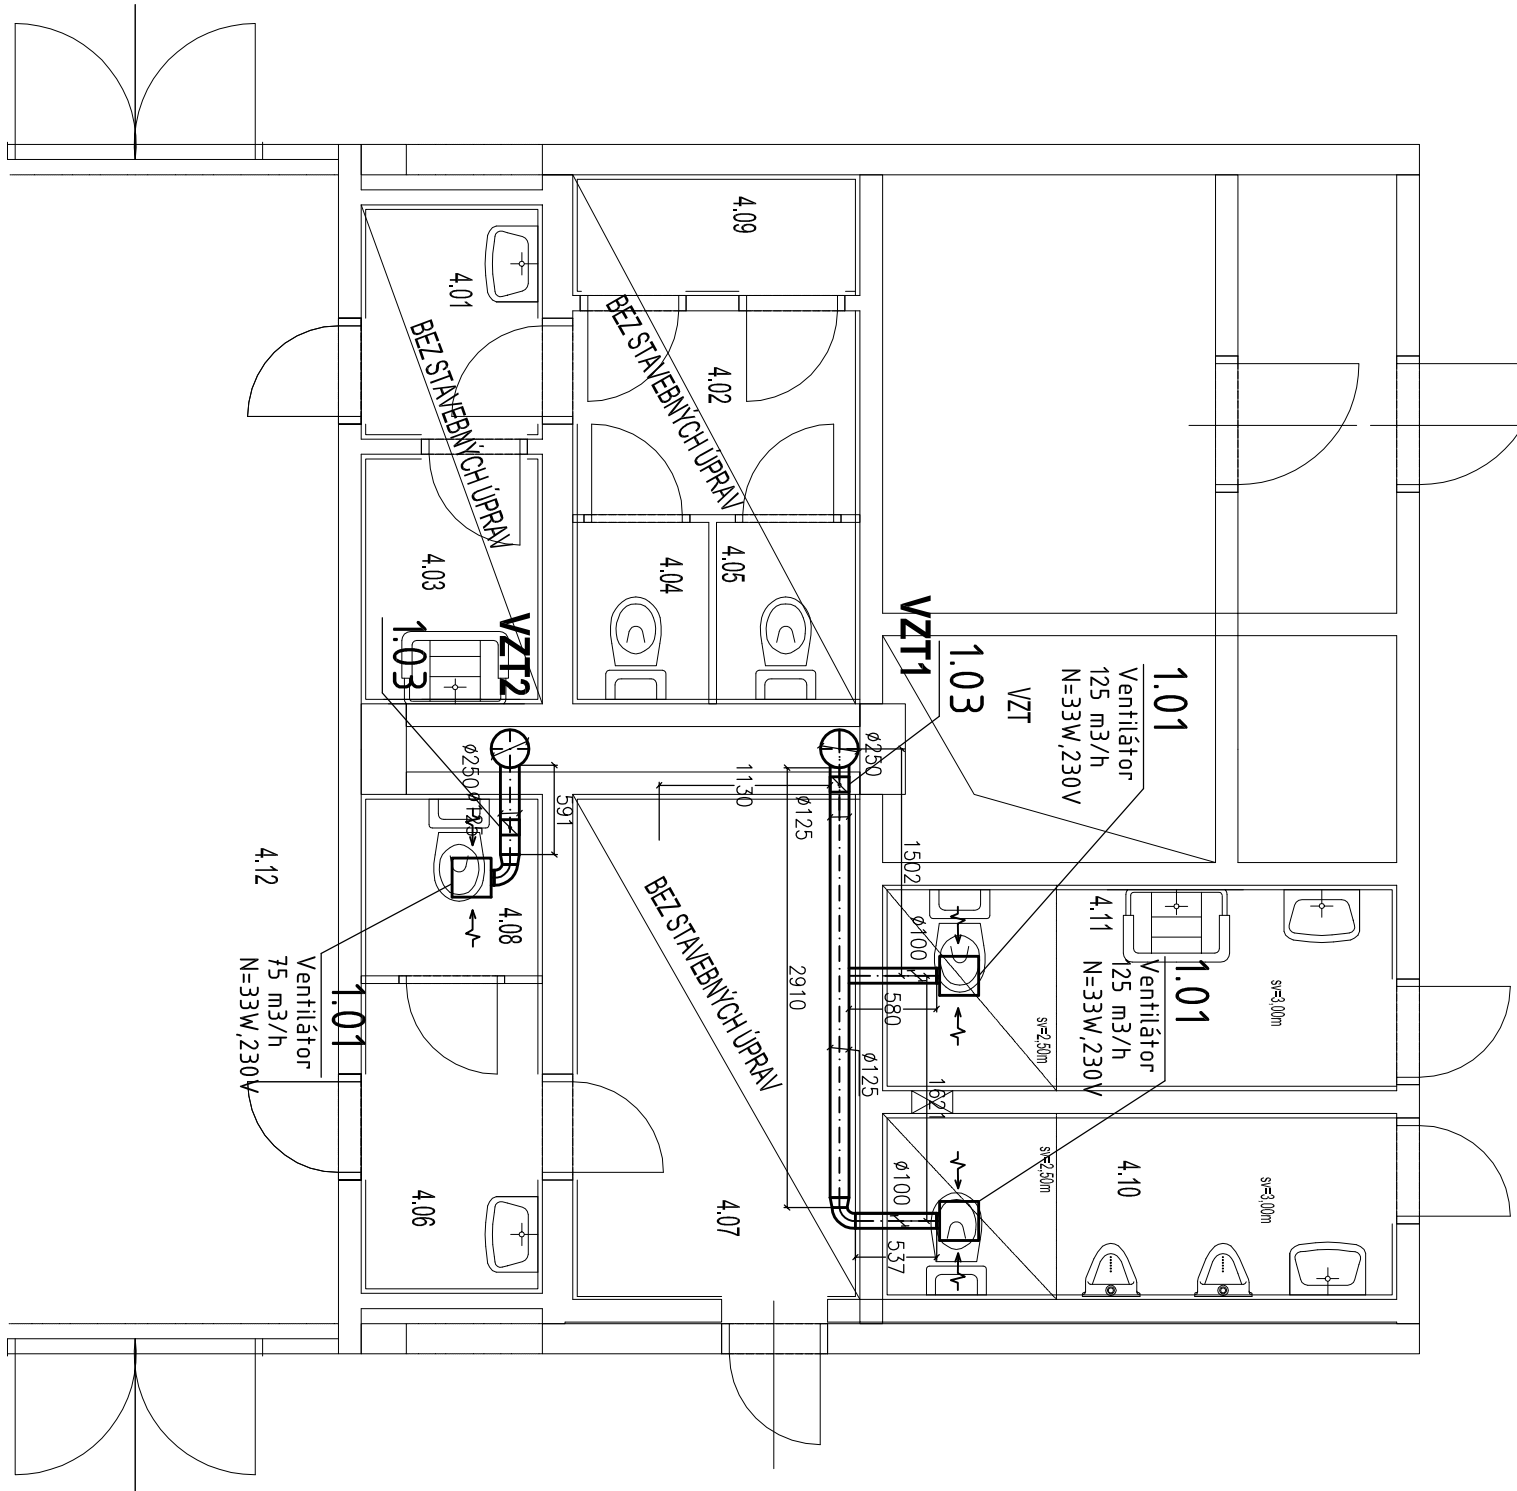

LEGENDA MIESTNOSTÍ - navrhovaný stav

Č.m.	Názov priestoru	Plocha
4.01	Predsieň WC Ženy	1,88
4.02	Chodba WC Ženy	2,57
4.03	Upratovačka	2,00
4.04	WC Ženy	1,19
4.05	WC Ženy	1,25
4.06	Predsieň WC Muži	2,46
4.07	Sklad	6,35
4.08	WC Muži	1,50
4.09	Sklad	1,52
4.10	WC Muži	4,18
4.11	WC Ženy	4,63
4.12	Chodba	
4.13	WC	2,95
4.14	WC	2,90
Plocha spolu		35,38 m ²

LEGENDA :

1.01 - VENTILÁTOR VÖRT QUADRO MICRO 100 IT, 33W, 0,15A
1.02 - DVEROVÁ MREŽKA NOVA-D-2-400×150--UR1-AN
1.03 - SPÁTNÁ KLA PKA RSK 125 (100)

POZNÁMKA

ZAIZOLOVANIE A OPLECHOVANIE STREŠNÝCH PRECHODOV ZABEZPEČÍ STAVBA STÚPACIE POTRUBIA NAD STRECHOU UKONČÍ VENTILAČNOU TURBÍNOU EDMONDS H350, Ø350 mm
ODŠÁVACIE VENTILÁTORY OSADÍŤ DO ZŮNY 2 (STN 33 2000-7-701)
VŠETKY VETRANÉ PRIESTORY MUSIA MAŤ BEZPRAHOVÚ KONŠTRUKCIU DVERÍ

Zodpovedný projektant	Ing. Miroslav VONS	 em.ye[®] s.r.o. projekt 723 a osvetlenie stavebných prác
Vypracoval	Ing. Miroslav VONS	
Kontroloval	Ing. Miroslav VONS	

Autor projektu		Ing. Oliver Golis		Golis Bau Service spol. s r.o. Anoreja Hliniku 2247, 022 01 Čadca tel./0910/958680 , e-mail/golisgolis.sk			
Hlavný projektant		Ing. Oliver Golis					
Investor		Kysucká nemocnica s poliklinikou Čadca, Palárikova 2311, 022 16 Čadca					
Katastrálne uzemie		Čadca	Parcela				
Miesto stavby		Kysucká nemocnica s poliklinikou Čadca Paláriková 2311, 022 16 Čadca					
Názov stavby		Rekonštrukcia hygienických zariadení					
Obsah		Pôdorys 4. poschodia - nová poliklinika					
		Stupeň		PROJEKT PRE REALIZÁCIU STAVBY			
		Profesia		VZDUCHOTECHNIKA			
		Dátum		07/2017			
		Č. zák.		37/MV/2017 (008./17)			
		Formát		3x44		Mierka 1 : 50	
		Profesia		Číslo výkresu		Objekt	
		VZT		05		S0-03	