



PŇDORYS KOSTI

M 1:25

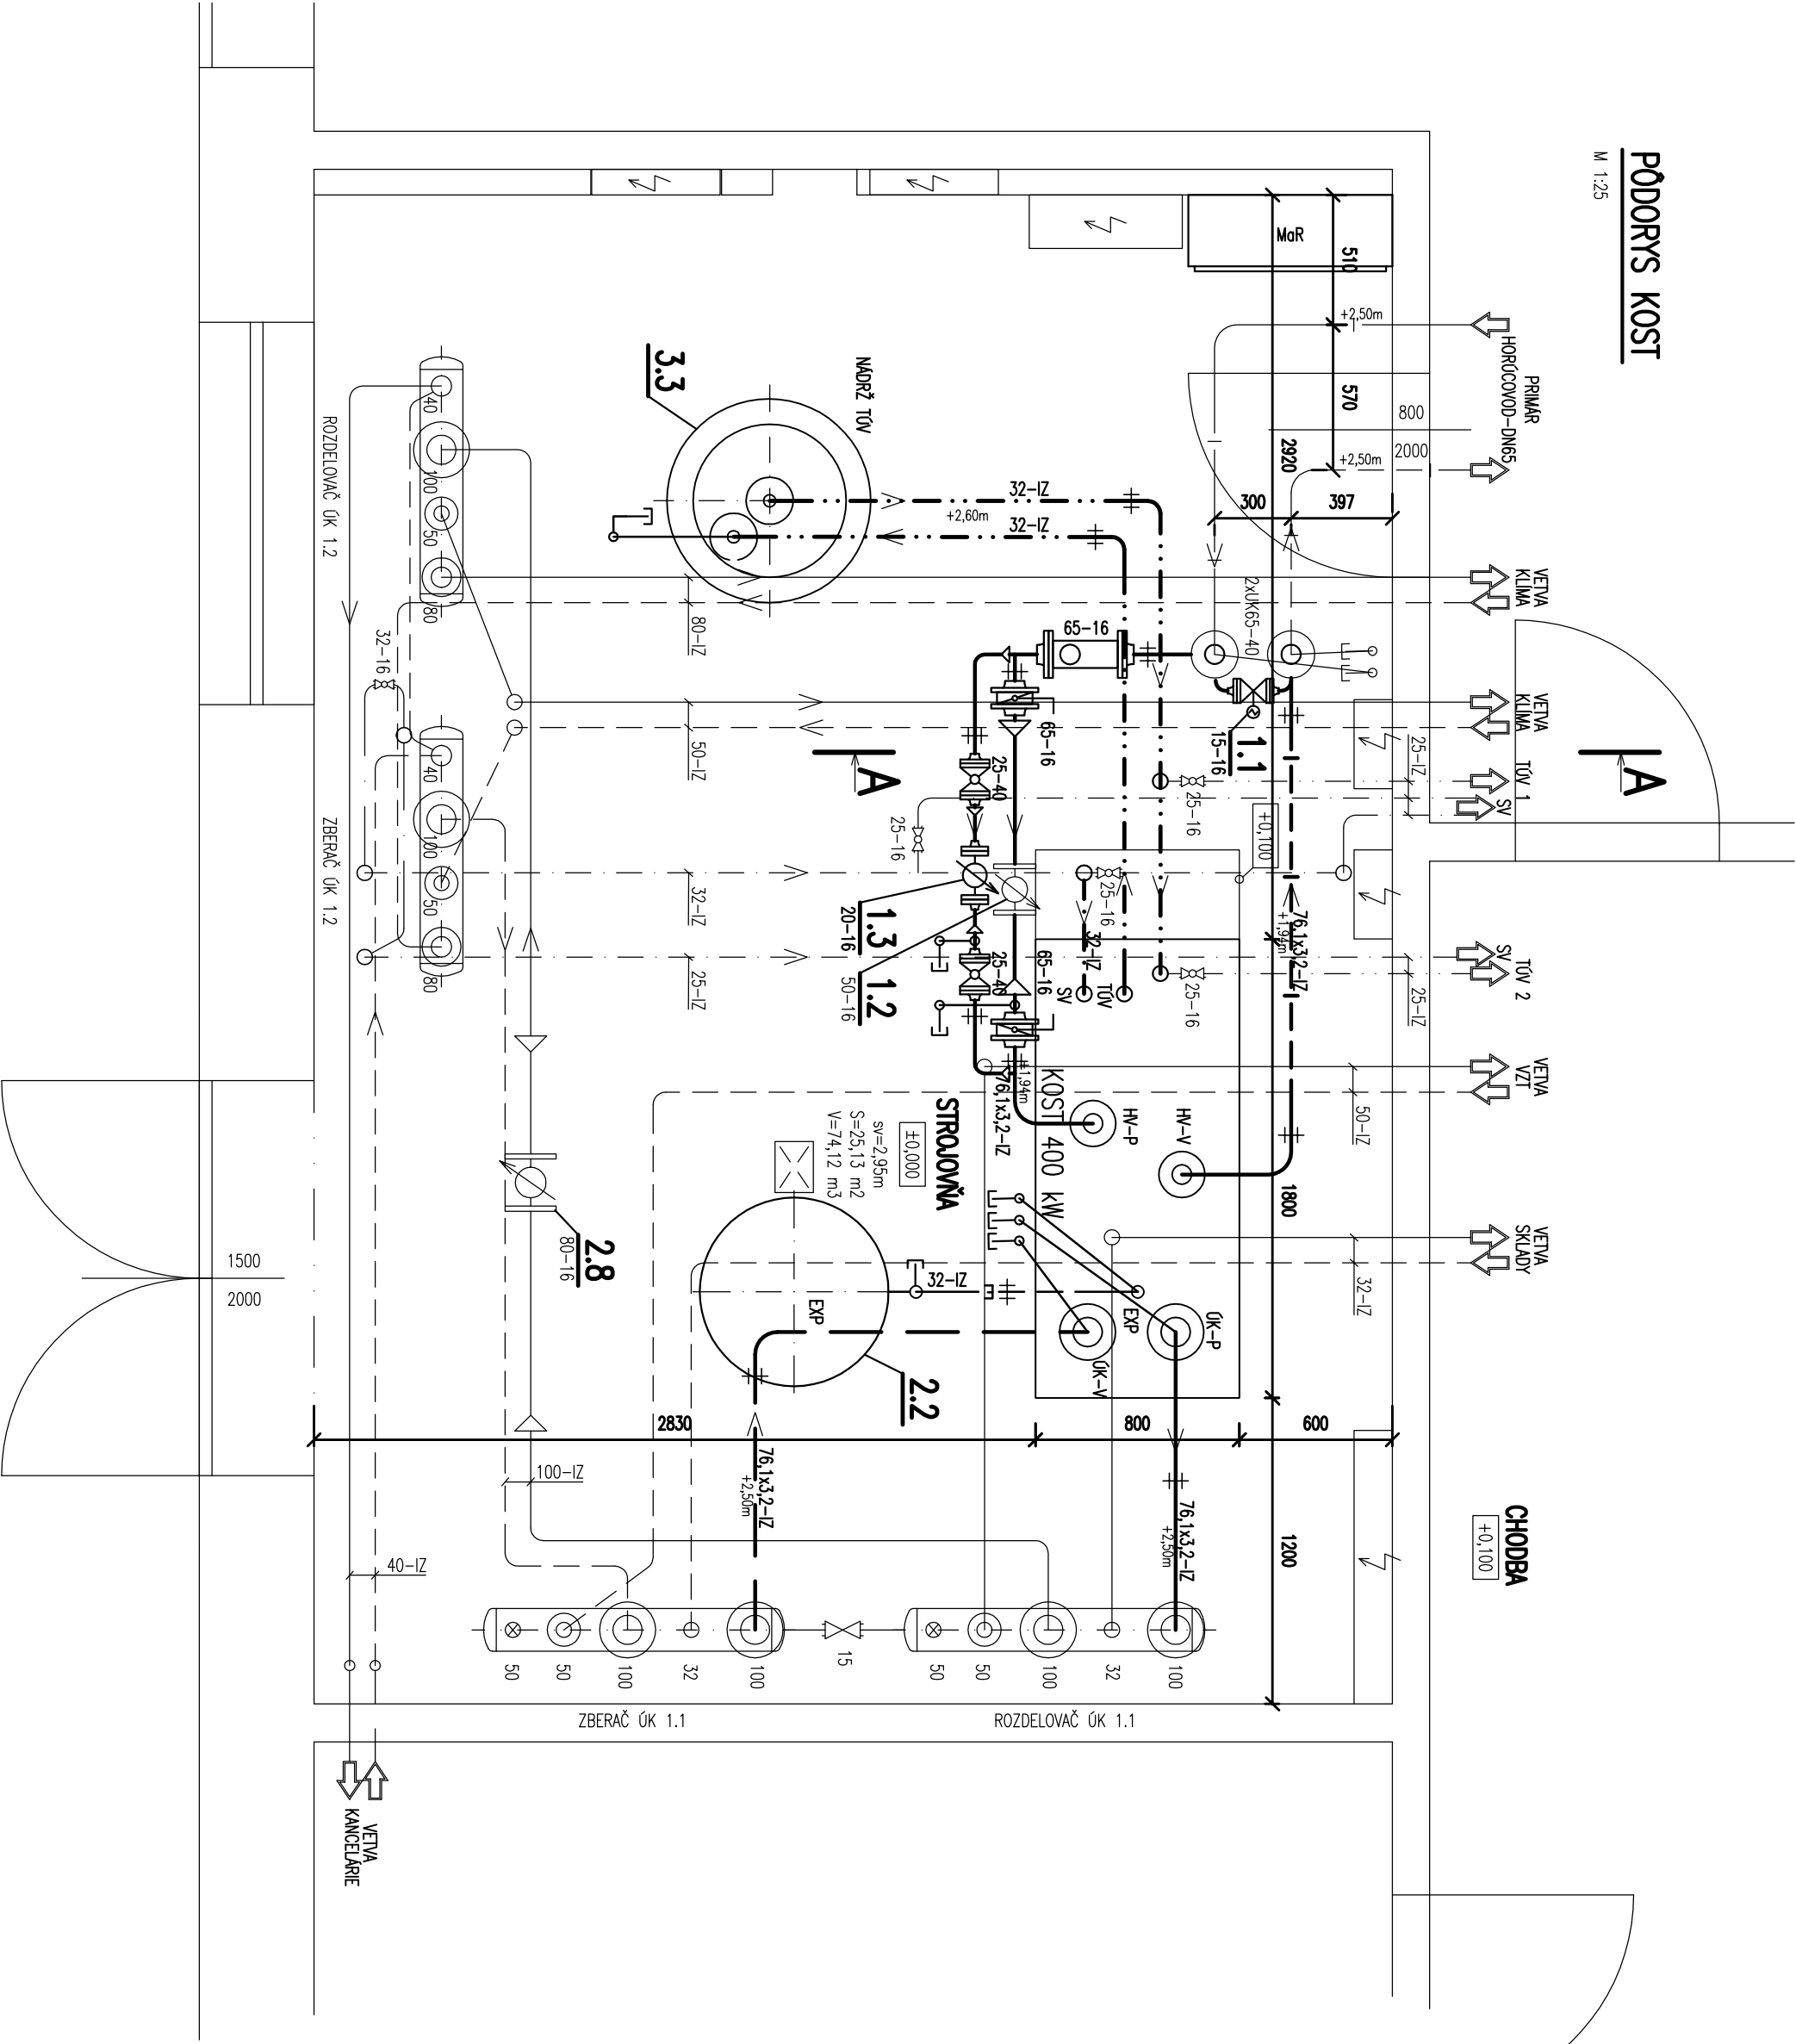


REZ A-A

M 1:25

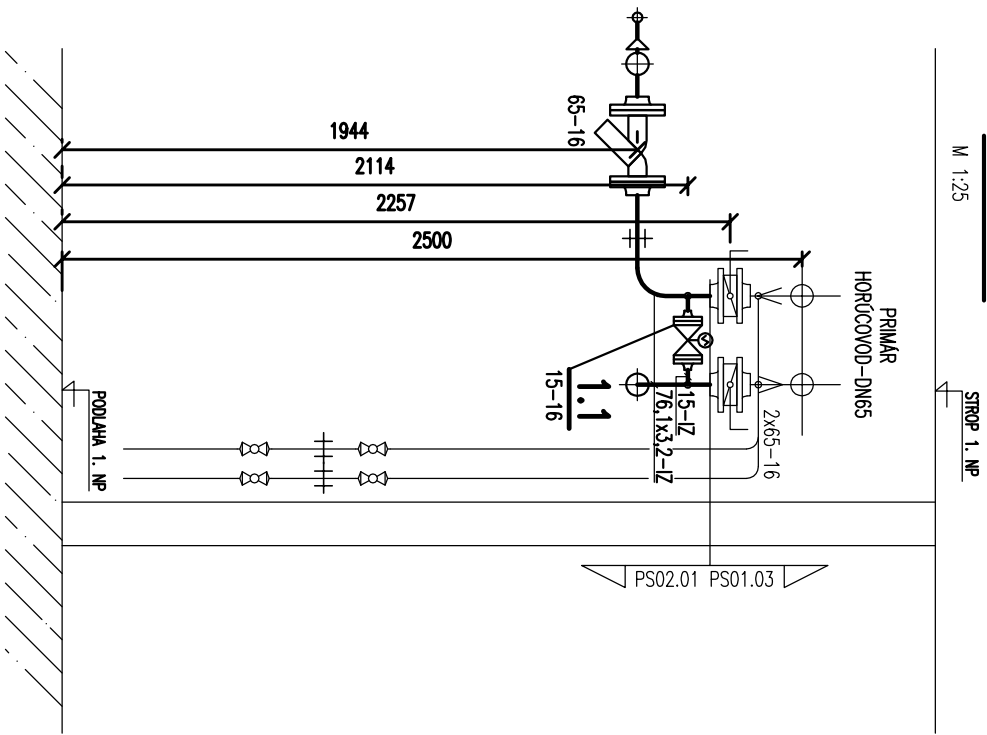

SITUACIA

M 1:1000

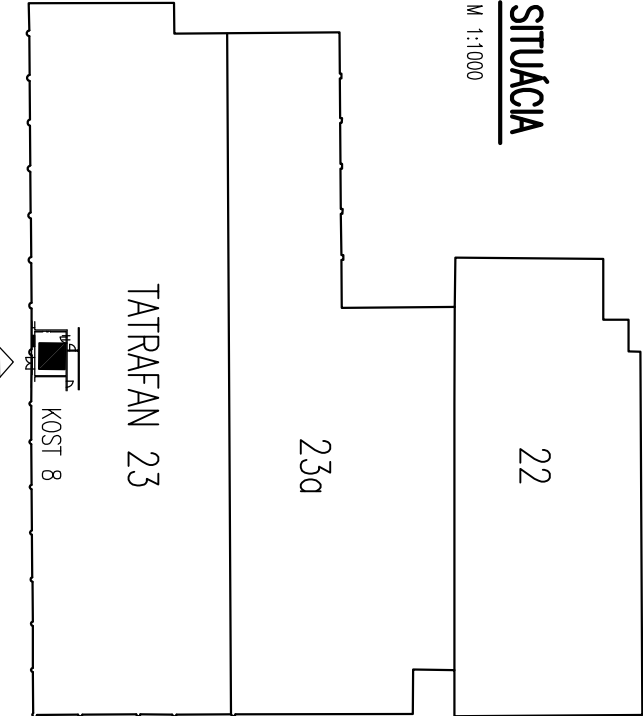


LEGENDA:

viš vŕkRES č. 405/1

3					
2					
1					
Zmeno	Popis zmeny		Zodpovedny projektant	Vypracoval	Datum

Generálny projektant		Termoklima	
Meno:	TERMOKLIMA, s.r.o.	Košečka 3646/68, 068 01 Poprad	
Adresa:	Košečka 3646/68, 068 01 Poprad	Ing. Ján Štorek	
Kontakt:	Ing. Ján Štorek	052/77 69 130, 052/77 69 131	
Telefón:	052/77 69 130, 052/77 69 131	termoklima@termoklima.sk	
E-mail:	termoklima@termoklima.sk		

VYPRACOVAL	ZODP. PROJEKTANT	VEDÚCI PROJEKTANT	 ZAKAZKA TK-2017-044 DATUM 10.2017 STUPEŇ REALIZAČNÝ PROJEKT FORMAT 3x A4 ČÍSLO VÝKRESU 405/2
ING. JURAJ HULINA	ING. JÁN ŠEBEŇ	ING. JÁN STANEK	
INVESTOR	CHEMOSVIT ENERGOCHEM, a.s., ŠTÚROVA 101, 059 21 SVIT		
MIESTO STAVBY SVT	PROFESIA 400 ÚSTREDNÉ VKURUVANIE		
STAVBA ROZVOJU ÚČINNNEJŠÍCH SYSTÉMOV CENTRALIZOVANÉHO ZASOBOVANIA TEPLOM ZALOŽENÝCH NA DOPYTE PO VYUŽITÍ NOM TEPLÉ V MESTE SVIT A PRIEMYSELNÝCH AREÁLOCH CHEMOSVIT A FINCIEM			
Časť PS 02 KOMPAKTNÉ ODOVZDÁVACIE STANICE TEPLA PS 02.01 KOMPAKTNÉ ODOVZDÁVACIE STANICE TEPLA – VETVA VÝCHOD	FORMAT 3x A4		ČÍSLO VÝKRESU 405/2
OBSAH	KOST 8 – TATRAFAN 23 – PŮDORYS, REZ A-A		MIERKA 1:25, 1:1000