



REZ A-A

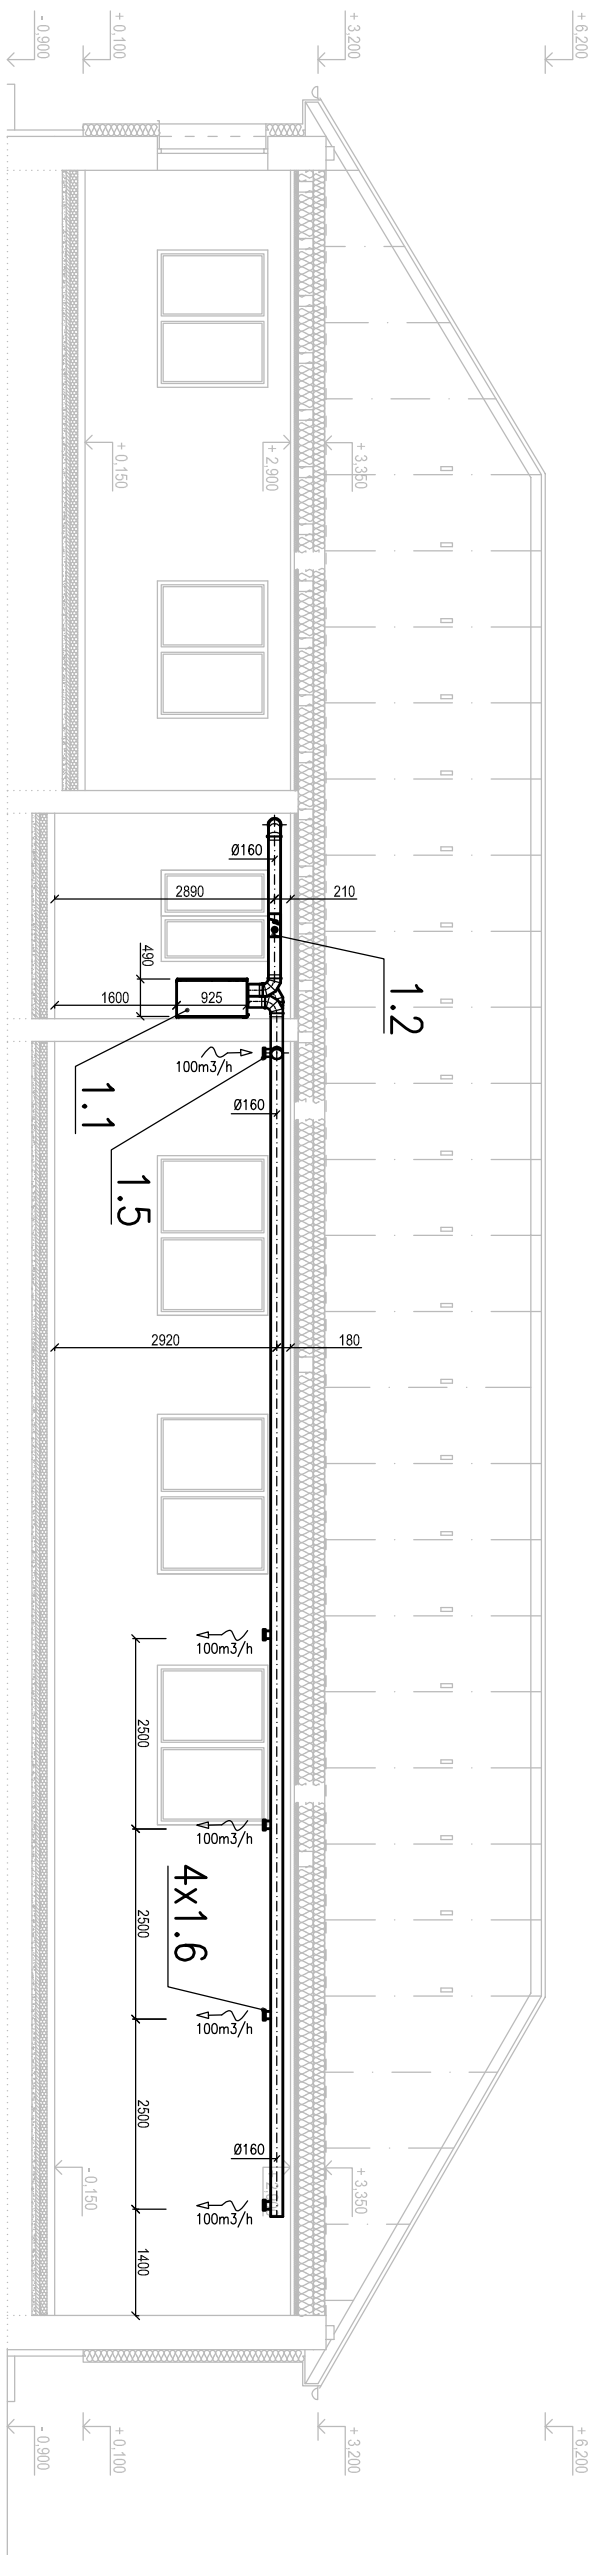


VZT REKUPERAČNÁ JEDNOTKA (1.1)

M 1:20

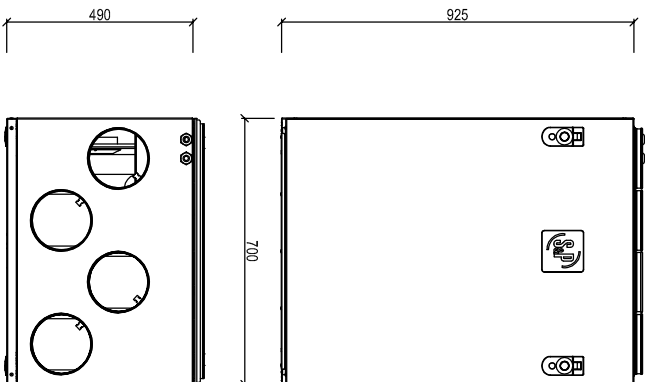

PÔDORYS 1.NP

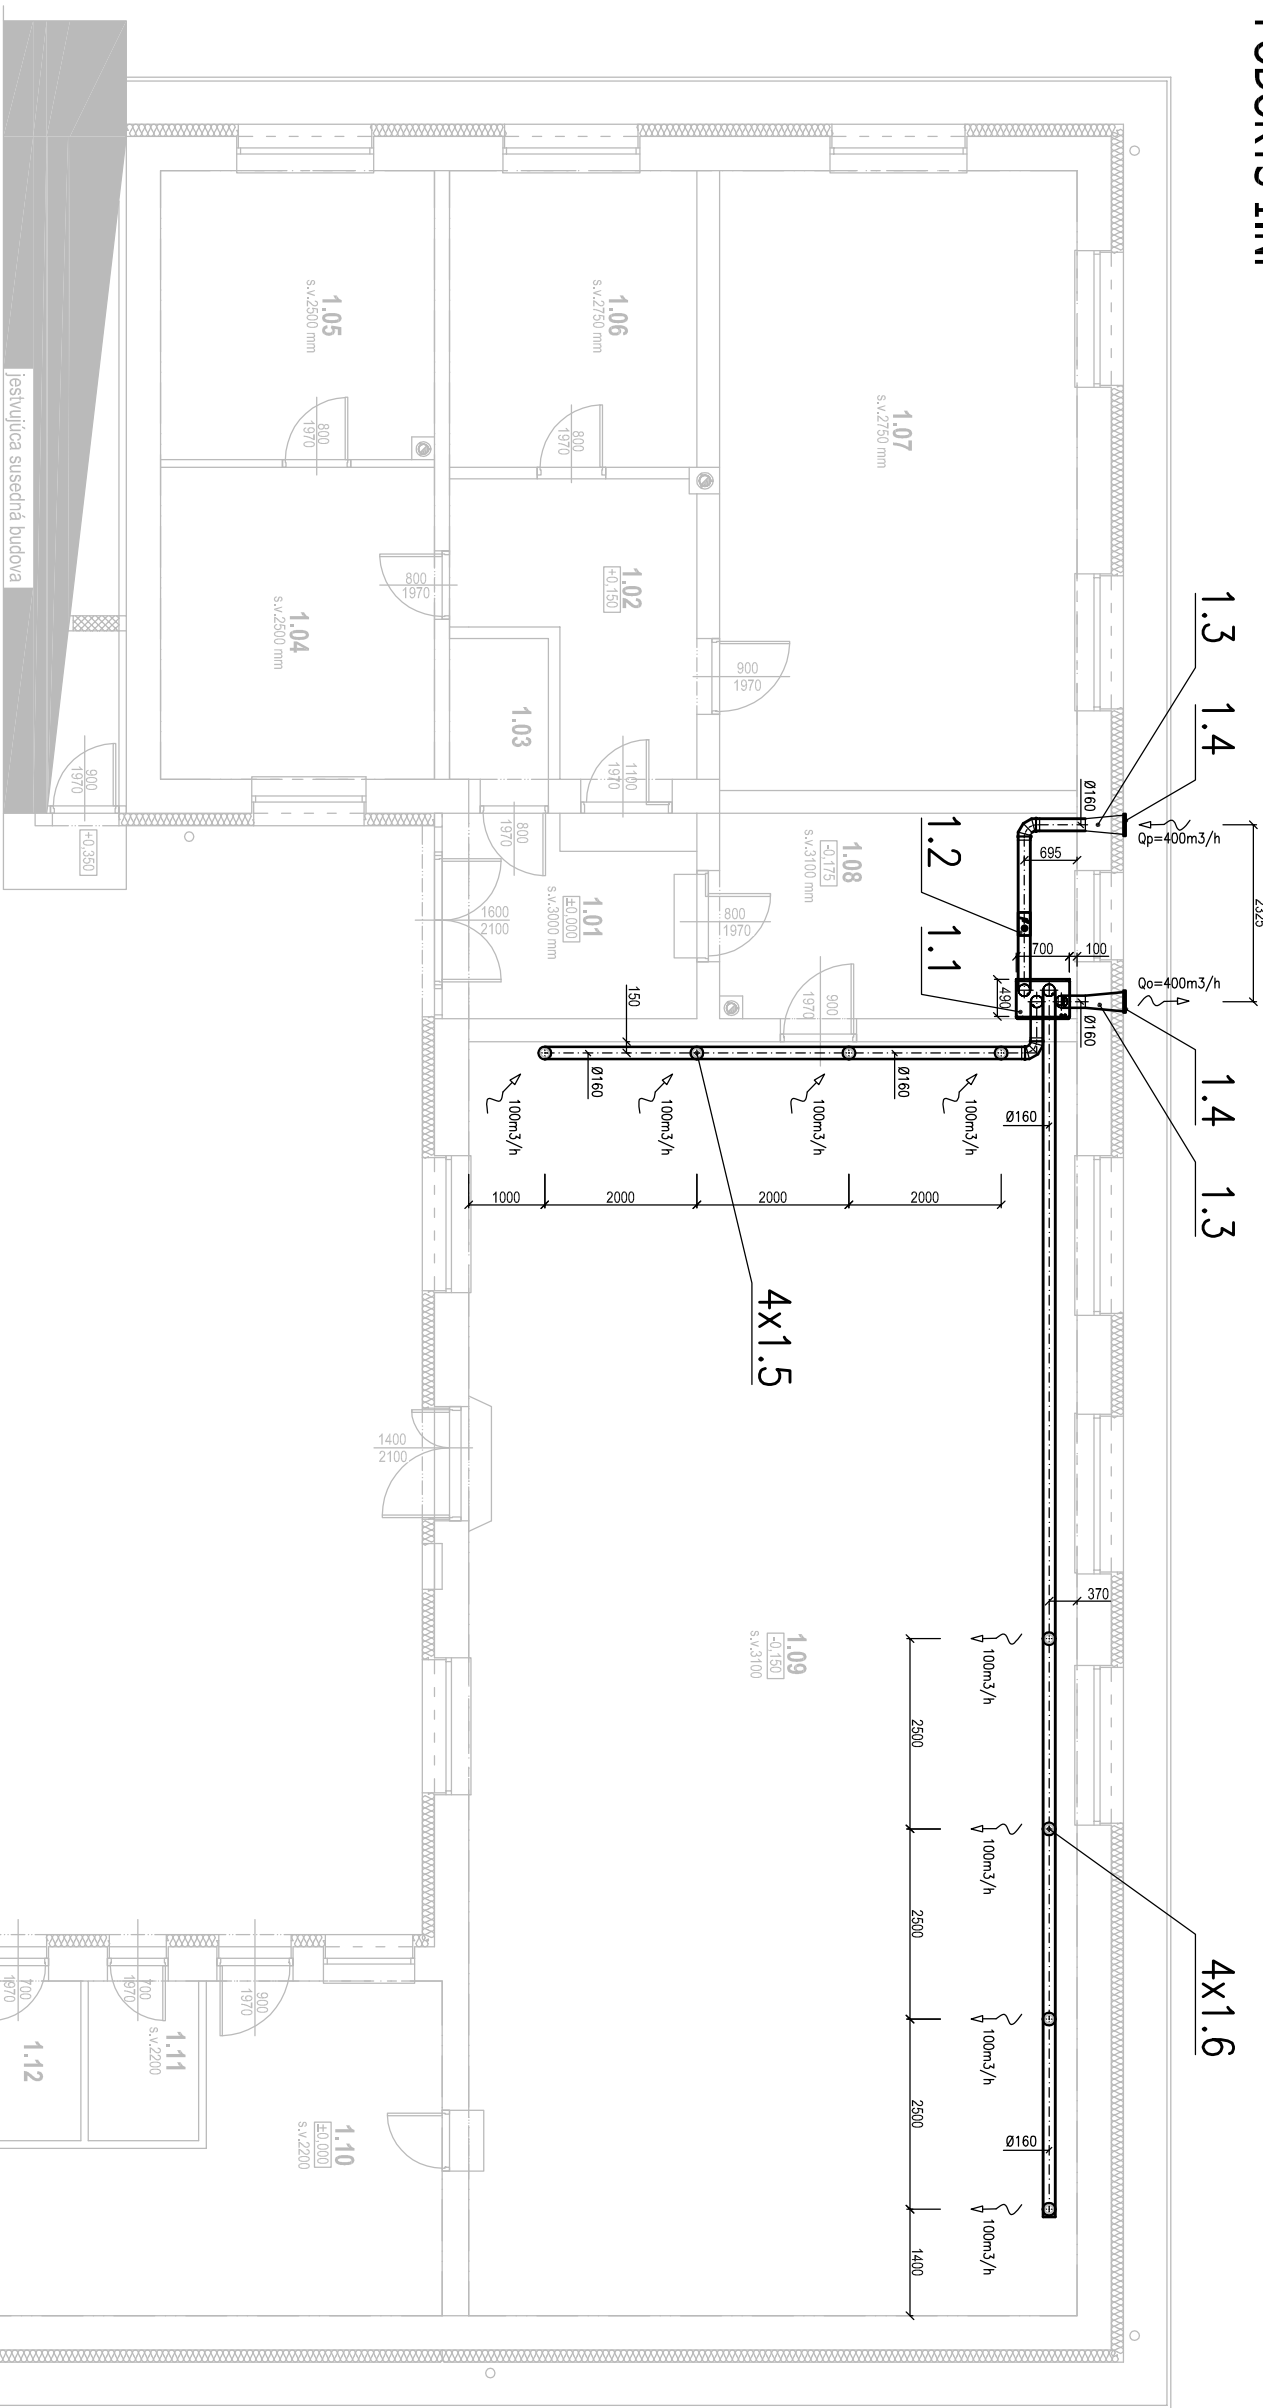


LEGENDA VZT

- ODVODNÝ TANIEROVÝ VENTIL (KO 100)
- PRÍVODNÝ TANIEROVÝ VENTIL (KI 100)
- PROTIAHÁZOVÁ OCHRANA – EL. OHREVAČ (MBE-APP 160/2/1)
- OSADNICE VZT POTRUBIE
- PRÍVODNÉ VZT POTRUBIE

DETAIL KOTVENIA VZT POTRUBIA

M 1:10

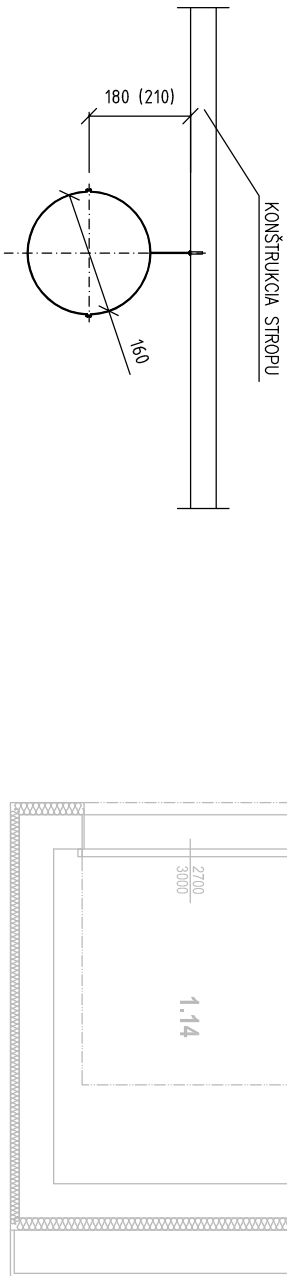

LEGENDA MIESTNOSTÍ

Číslo	Názov	Plocha [m²]
1.01	ZADVERIE	8,10
1.02	CHODBA	9,92
1.03	SKLAD	2,41
1.04	KANCELÁRIA PRÍJEHO KONTAKTU	14,76
1.05	KANCELÁRIA STRAŽOSTU	13,59
1.06	KUŽNICA	12,88
1.07	MLÁ ZASADÁČKA	38,31
1.08	KUCHYNKA	12,80
1.09	VEĽKÁ ZASADÁČKA	134,00
1.10	KLUB MLÁDÝCH	20,46
1.11	WC ŽENY	3,05
1.12	WC MUŽI	3,05
1.13	TECHNICKÁ MIESTNOSŤ	9,70
1.14	POŽIARNÁ ZBRANICA	15,60

POZNÁMKY

- POTRUBIE OD REKUPERAČNEJ VZT JEDNOTKY DO EXTERÉRU TEPELNE IZOLOVAŤ
- ZABEZPEČIŤ ODVOD KONDENZÁTU OD VZT JEDNOTKY
- VZT POTRUBIE KOTVIŤ O STROPNÚ KONŠTRUKCIU KAŽDÝCH 2-3m

KRESLIL:	ING.DANKO	PROJEKTANT:	ING.JANOŠO	POČET A4: 4	STUPEŇ: SP
INVESTOR:	Obec Lesiček – Obecný úrad Lesiček č. 55, 082 07 Tuhňa	LISTOV: –	LIST: –		
STAVBA:	ZNÍŽOVANIE ENERGETICKEJ NÁROČNOSTI BUDOVY OBEČNEHO ÚRADU LESIČEK	DATUM: 03/2016			
PROFESIA:	SO.01 – BUDOVÁ OBEČNEHO ÚRADU	POZNÁMKY:			
PROFESIA:	D8 VZDUCHOTECHNIKA				
NAZOV VÝKRESU:	PÔDORYS 1.NP, REZ A-A	MIERKA: 1:100	Č. VÝKRESU:		
		KÓTOVANÉ V: mm			
			01		